


1 Planta Baja
Escala 1:100

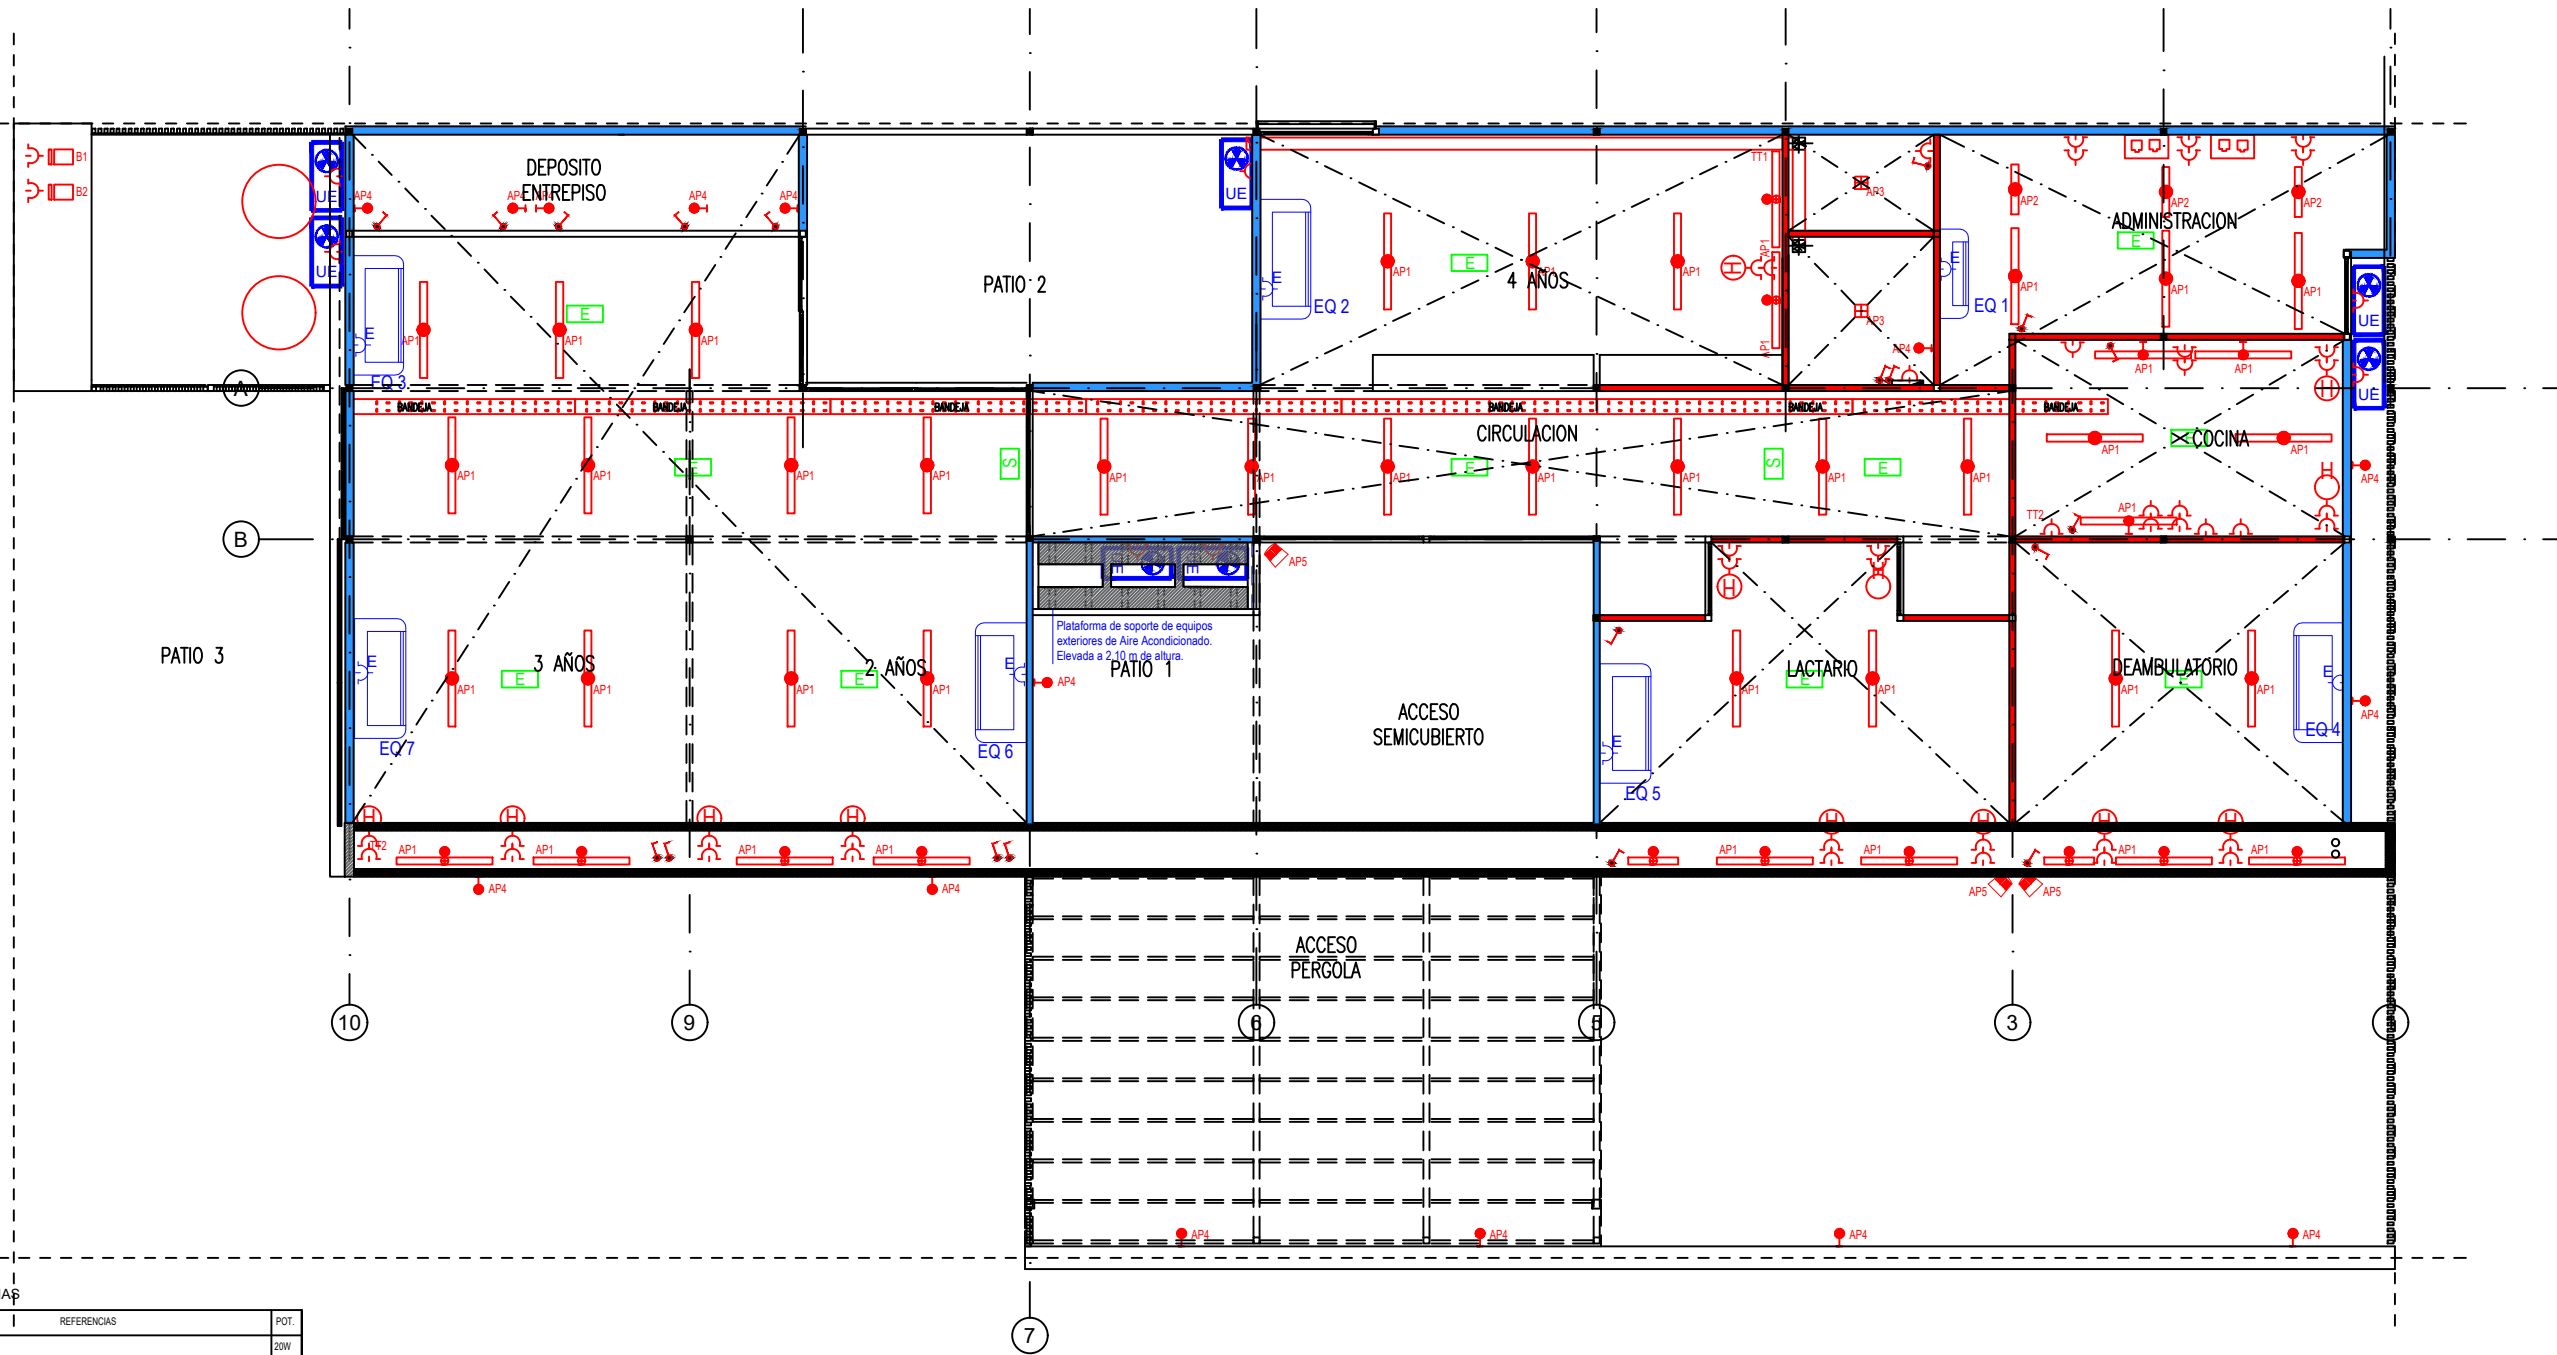

ILUMINACIÓN | REFERENCIAS

SIMBOLOGÍA	COD.	REFERENCIAS	POT.
	AP1	Aplicado Platin estanco de policarbonato para tubos led marca LUMENAC, modelo MAREIA 95x127x94mm 20W o calidad superior	20W
	AP2	Aplicado Platin estanco de policarbonato para tubos led marca LUMENAC, modelo MAREIA 95x60x94mm 10W o calidad superior	10W
	AP3	Aplicado Luminaire led de aplicador, cuerpo de chapa, difusor marca LUMENAC, modelo POLO-P 165x165x35mm 12w o calidad superior	12W
	AP4	Aplicado Luminaire led de aplicador, cuerpo oval marca LUMENAC, modelo OVAL 271x146x67mm 20w o calidad superior	20W
	AP5	Aplicado Proyector led, marca LUMENAC, modelo CLEVER 173x203x73mm 30w, o calidad superior	30W
		Luz de emergencia	
		Cartel luminoso de salida	
		Boca de Dato Doble (2 datos Cat 5e)	
		Tomas Doble Normalizado con Obturadores 2x10	
	TT1	Termotanque electrico 50 lts	
	TT2	Termotanque electrico 120 lts	
	B1	Bomba para alimentacion de tanque de reserva	
		Extractor	

NOTA: Las especificaciones de los equipos y sus capacidades son estimadas, con el objeto de definir un precio de la instalacion, NO ES APTO PARA CONSTRUCCION, la Empresa debera realizar los calculos y estudios necesarios a fin de determinar los valores adecuados para cada instalacion.

PLANO NO APTO PARA CONSTRUCCION

EL PRESENTE PLANO ES INDICATIVO. LA CONTRATISTA CONFECCIONARA LOS PLANOS DEFINITIVOS, QUE DEBERAN SER APROBADOS POR LA INSPECCION DE OBRA. EL PLANO PRESENTADO POR LA CONTRATISTA ESTARA EN UN TODO DE ACUERDO CON LA NORMATIVA VIGENTE. TODAS LAS MEDIDAS Y NIVELES SE VERIFICARAN EN OBRA POR EL CONTRATISTA. TODOS LOS DETALLES CONSTRUCTIVOS SERAN COORDINADOS Y COMPATIBILIZADOS EN OBRA.

Revision	Fecha	Descripcion



Ministerio de Obras Públicas
Secretaría de Obras Públicas
Subsecretaría de Planificación y Coord. Territorial de la Obra Pública
Dirección Nacional de Arquitectura

Obra: CENTRO DE PRIMERA INFANCIA - TIPOLOGIA CENTRO - EXENTO S/M - 10x31,5 m
Plano: PLANTA INSTALACIONES ELECTRICAS
Fecha: Escala: 1:100 Revisó: Plano N° IE01