


1 Planta Baja

Escala 1:100

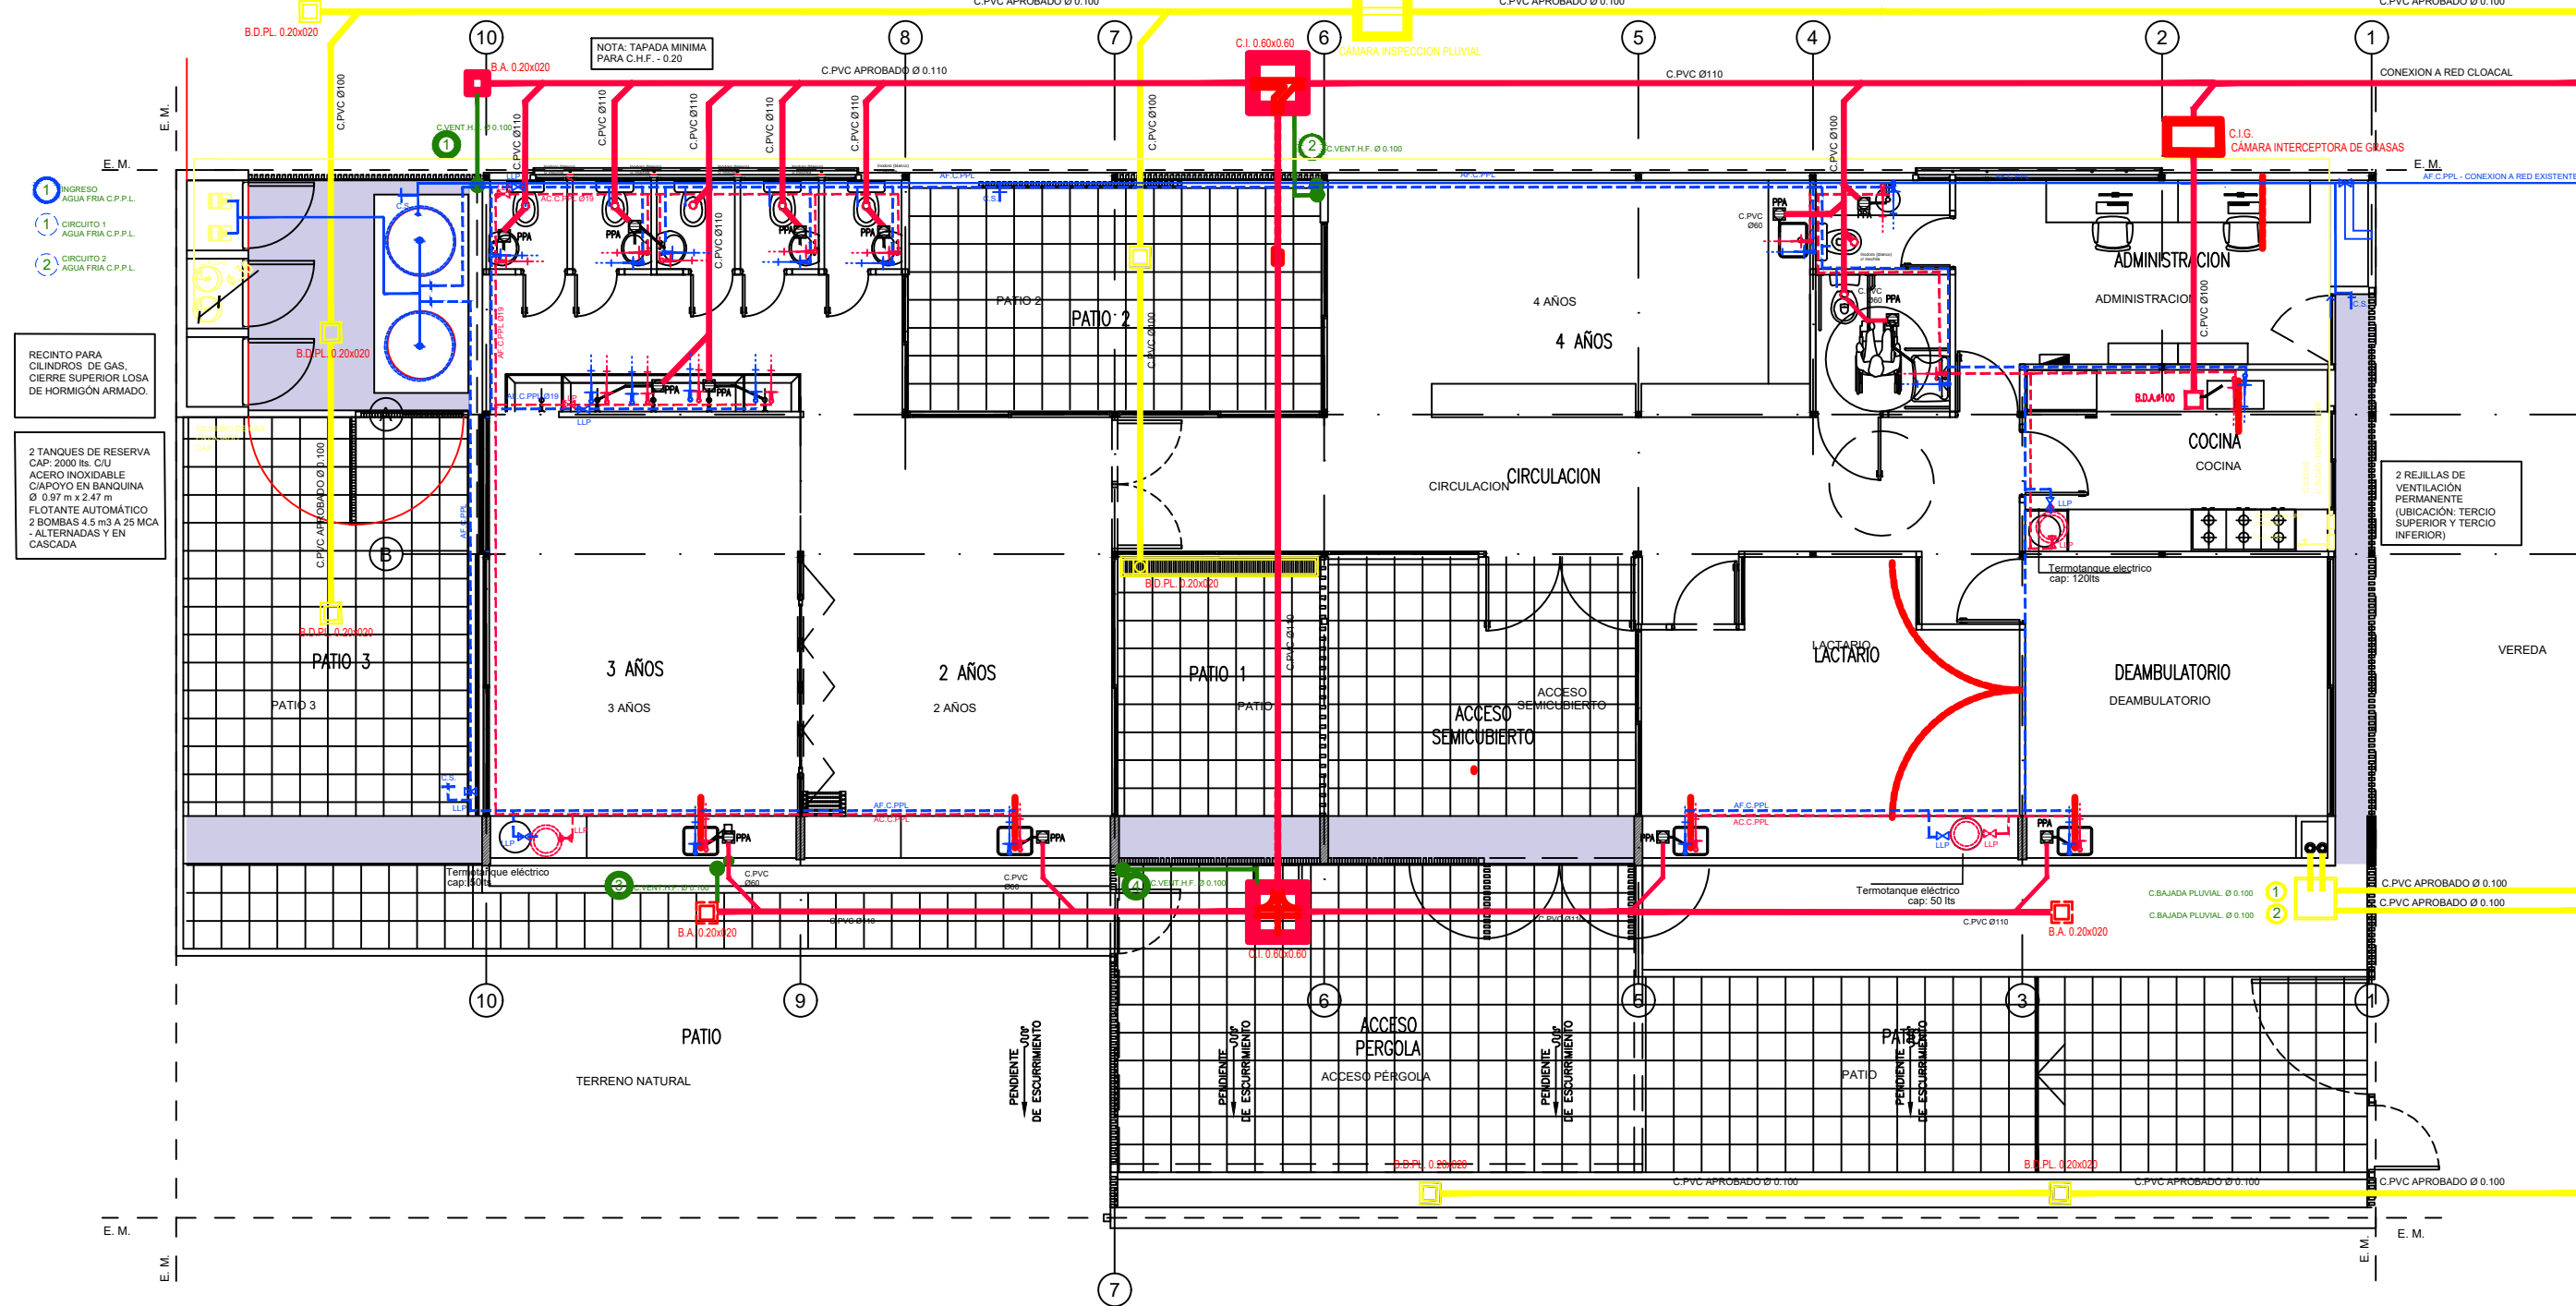

RECINTO PARA CILINDROS DE GAS. CIERRE SUPERIOR LOSA DE HORMIGON ARMADO.

2 TANQUES DE RESERVA CAP: 2000 lts. C/U ACERO INOXIDABLE CAPOYO EN BANQUINA Ø 0.97 m x 2.47 m FLOTANTE AUTOMÁTICO 2 BOMBAS 4.5 m³ A 25 MCA - ALTERNADAS Y EN CASCADA

| Referencias Provision de agua - Instalacion de Gas | | Referencias Desagues | |
|--|--|----------------------|---|
| DESCRIPCION | CAÑERIAS | DESCRIPCION | CAÑERIAS |
| → | CANILLA AC | — | DESAGUE CLOACAL INST. PRIMARIA CAÑERIA DE PVC 110 |
| → | CANILLA AF | — | DESAGUE CLOACAL INST. SECUNDARIA CAÑERIA DE PVC 60 |
| — | CAÑERÍA AGUA CALIENTE P.P.L. | — | DESAGUE PLUVIAL CAÑERIA DE PVC 110 |
| — | CAÑERÍA AGUA FRÍA P.P.L. | — | VENTILACION CAÑERIA DE HIERRO FUNDIDO EN CAMARAS DE INSPECCION. |
| + | LLAVE DE PASO AC | — | CAÑERIA DE PVC 60 EN BOCAS DE ACCESO Y PILETA DE PATIO |
| + | LLAVE DE PASO AF | | |
| — | CAÑO DE GAS (SIGAS TERMOFUSION APROBADO) DIAM: 3/4" | | |

NOTA: TODAS LAS DIMENSIONES SERAN RESULTADO DEL CALCULO CORRESPONDIENTE PRESENTADO POR LA EMPRESA.

PLANO NO APTO PARA CONSTRUCCION

EL PRESENTE PLANO ES INDICATIVO. LA CONTRATISTA CONFECCIONARA LOS PLANOS DEFINITIVOS, QUE DEBERAN SER APROBADOS POR LA INSPECCION DE OBRA. EL PLANO PRESENTADO POR LA CONTRATISTA ESTARA EN UN TODO DE ACUERDO CON LA NORMATIVA VIGENTE. TODAS LAS MEDIDAS Y NIVELES SE VERIFICARAN EN OBRA POR EL CONTRATISTA. TODOS LOS DETALLES CONSTRUCTIVOS SERAN COORDINADOS Y COMPATIBILIZADOS EN OBRA.

| Revision | Fecha | Descripcion |
|----------|-------|-------------|
| | | |
| | | |
| | | |

Obra: CENTRO DE PRIMERA INFANCIA - TIPOLOGIA - CENTRO - EXENTO S/M - 10 x 31,5 m. Plano N° IS01

Plano: PLANTA DE INSTALACIONES SANITARIAS

Fecha: Escala: 1:100 Revisó:



NOTA: TODAS LAS DIMENSIONES SERAN RESULTADO DEL CALCULO CORRESPONDIENTE PRESENTADO POR LA EMPRESA.