

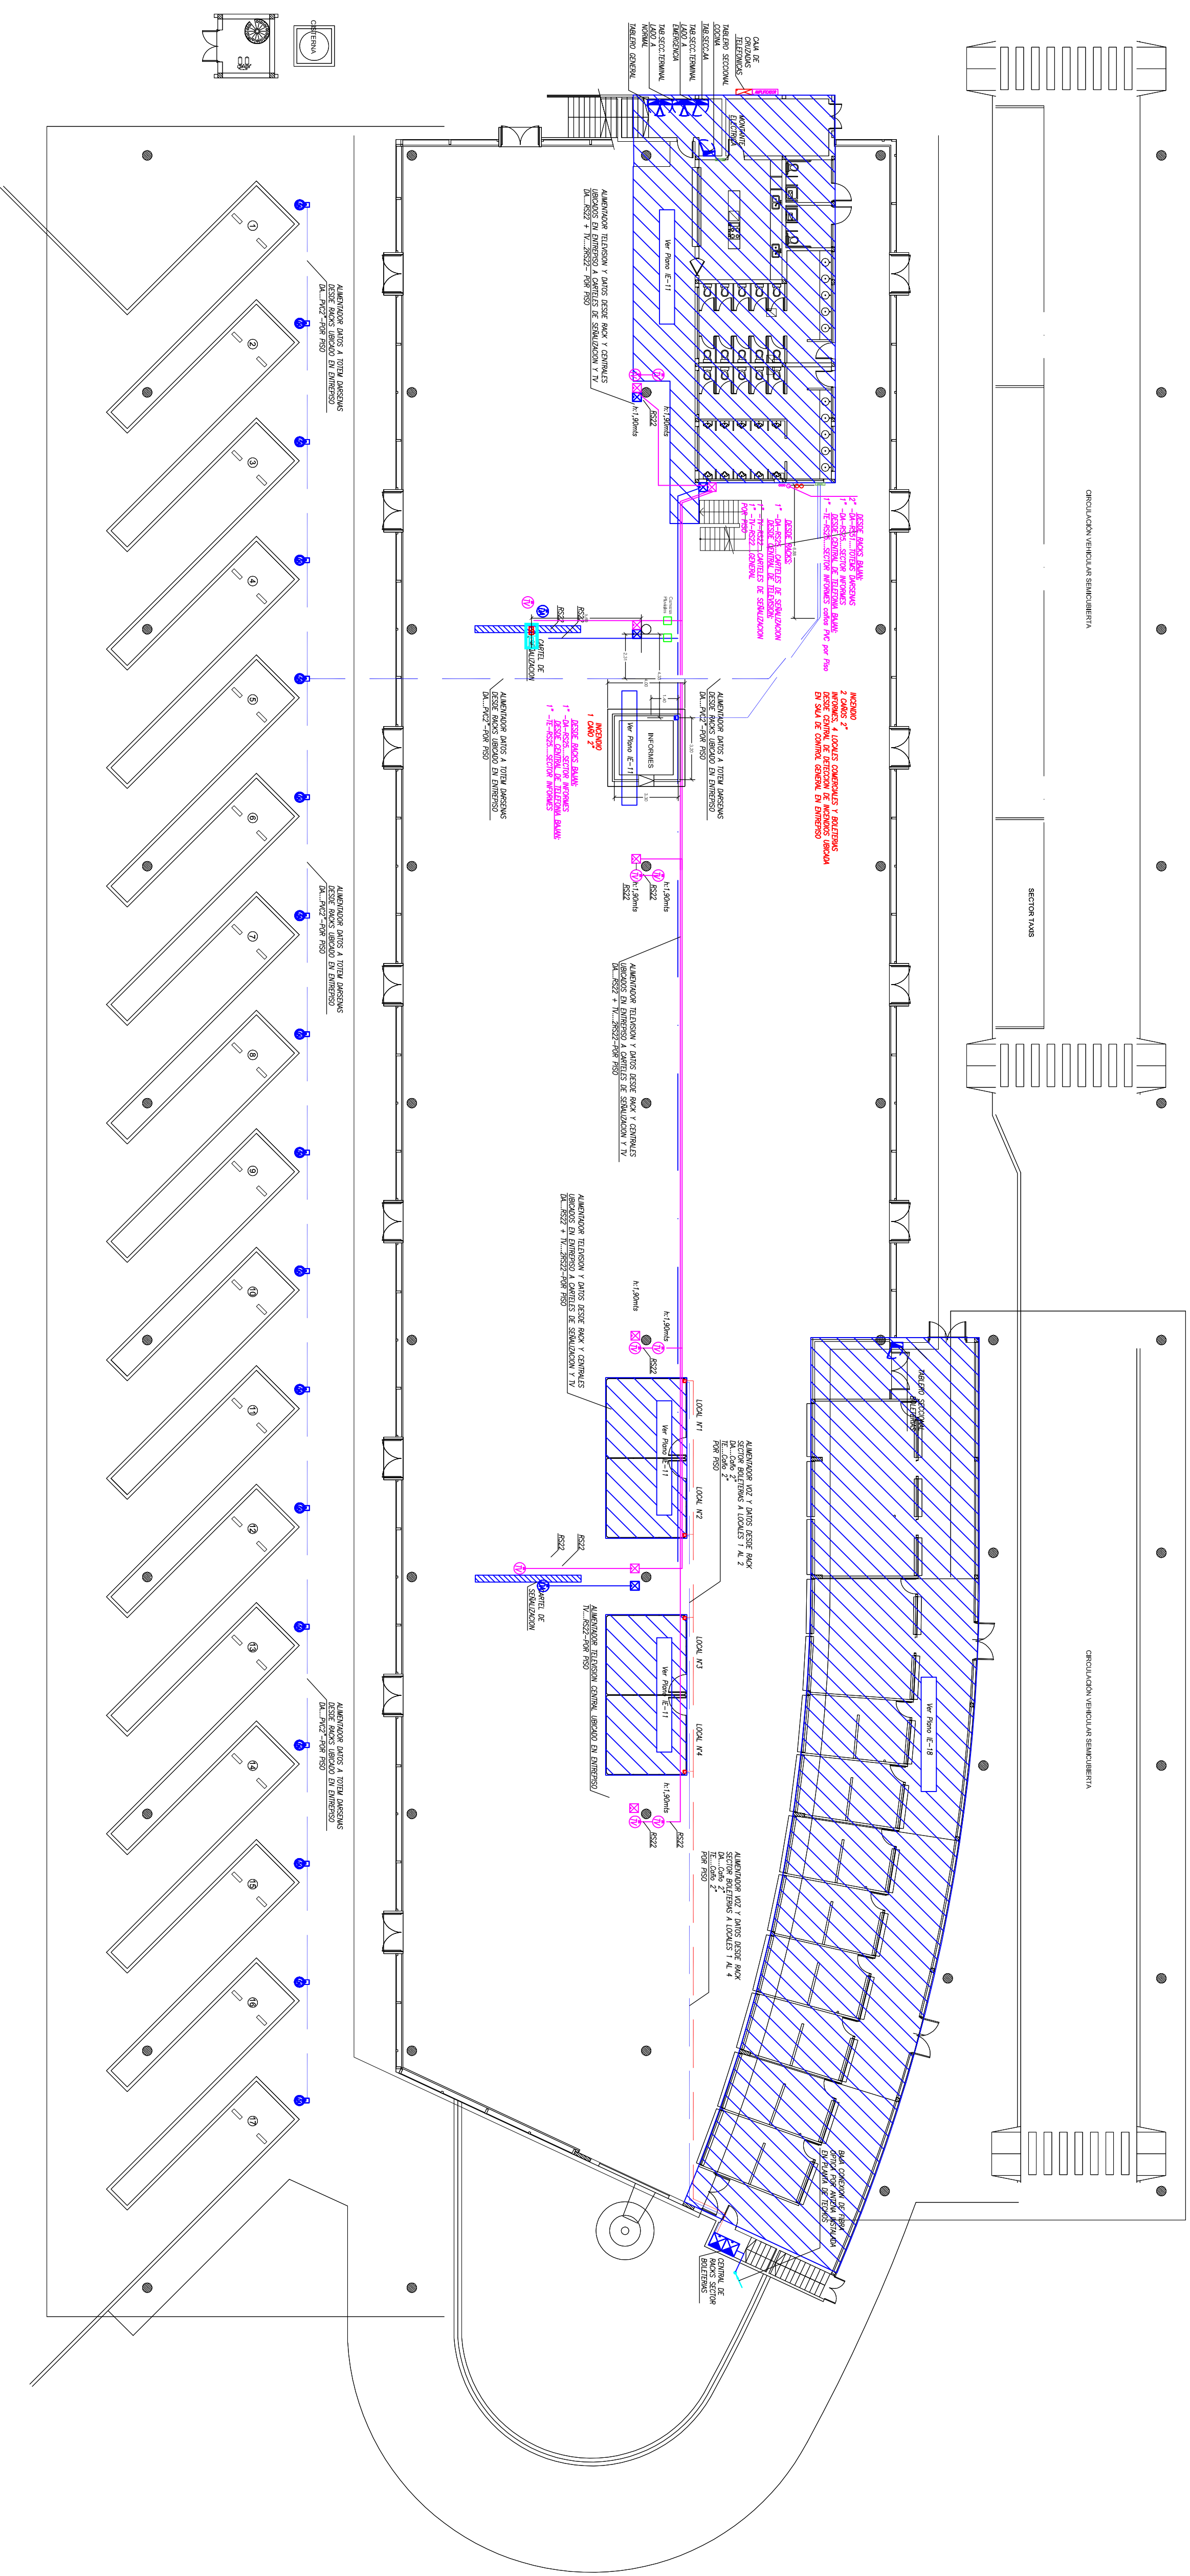
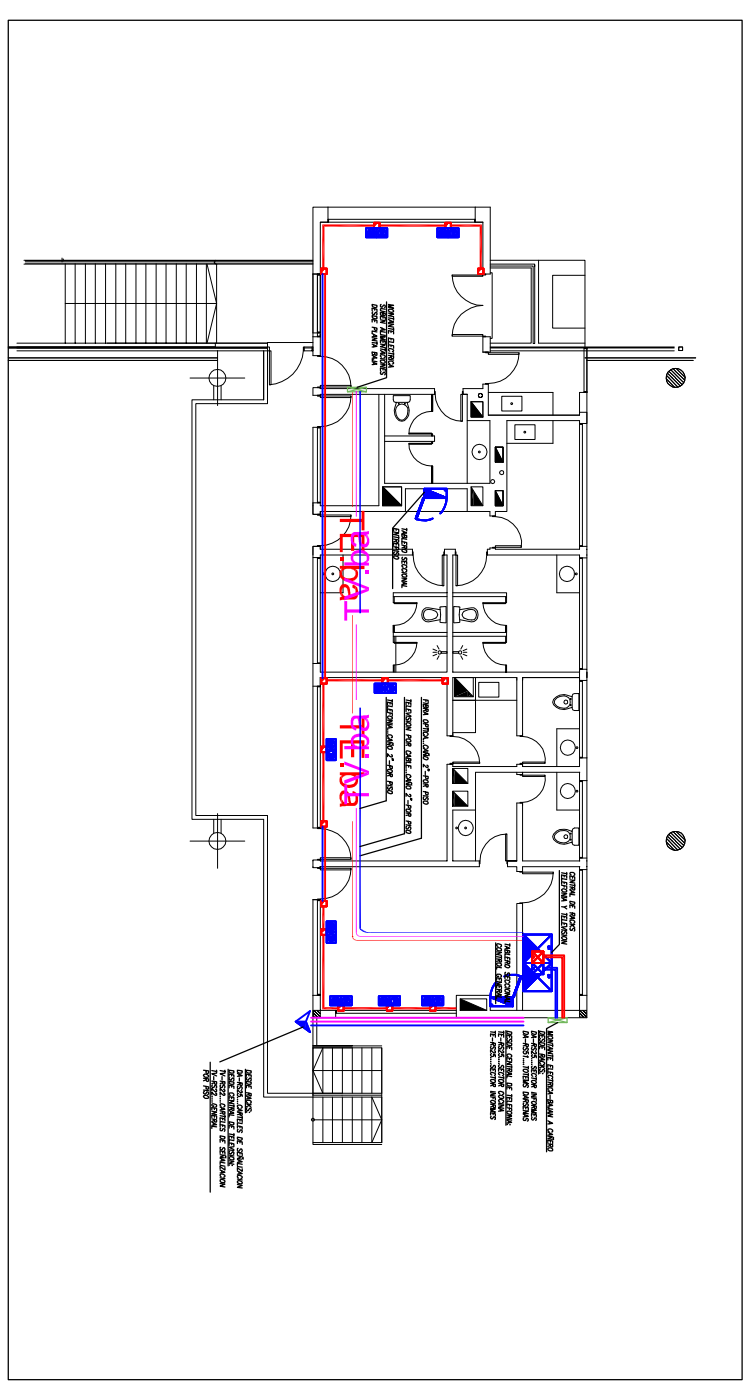
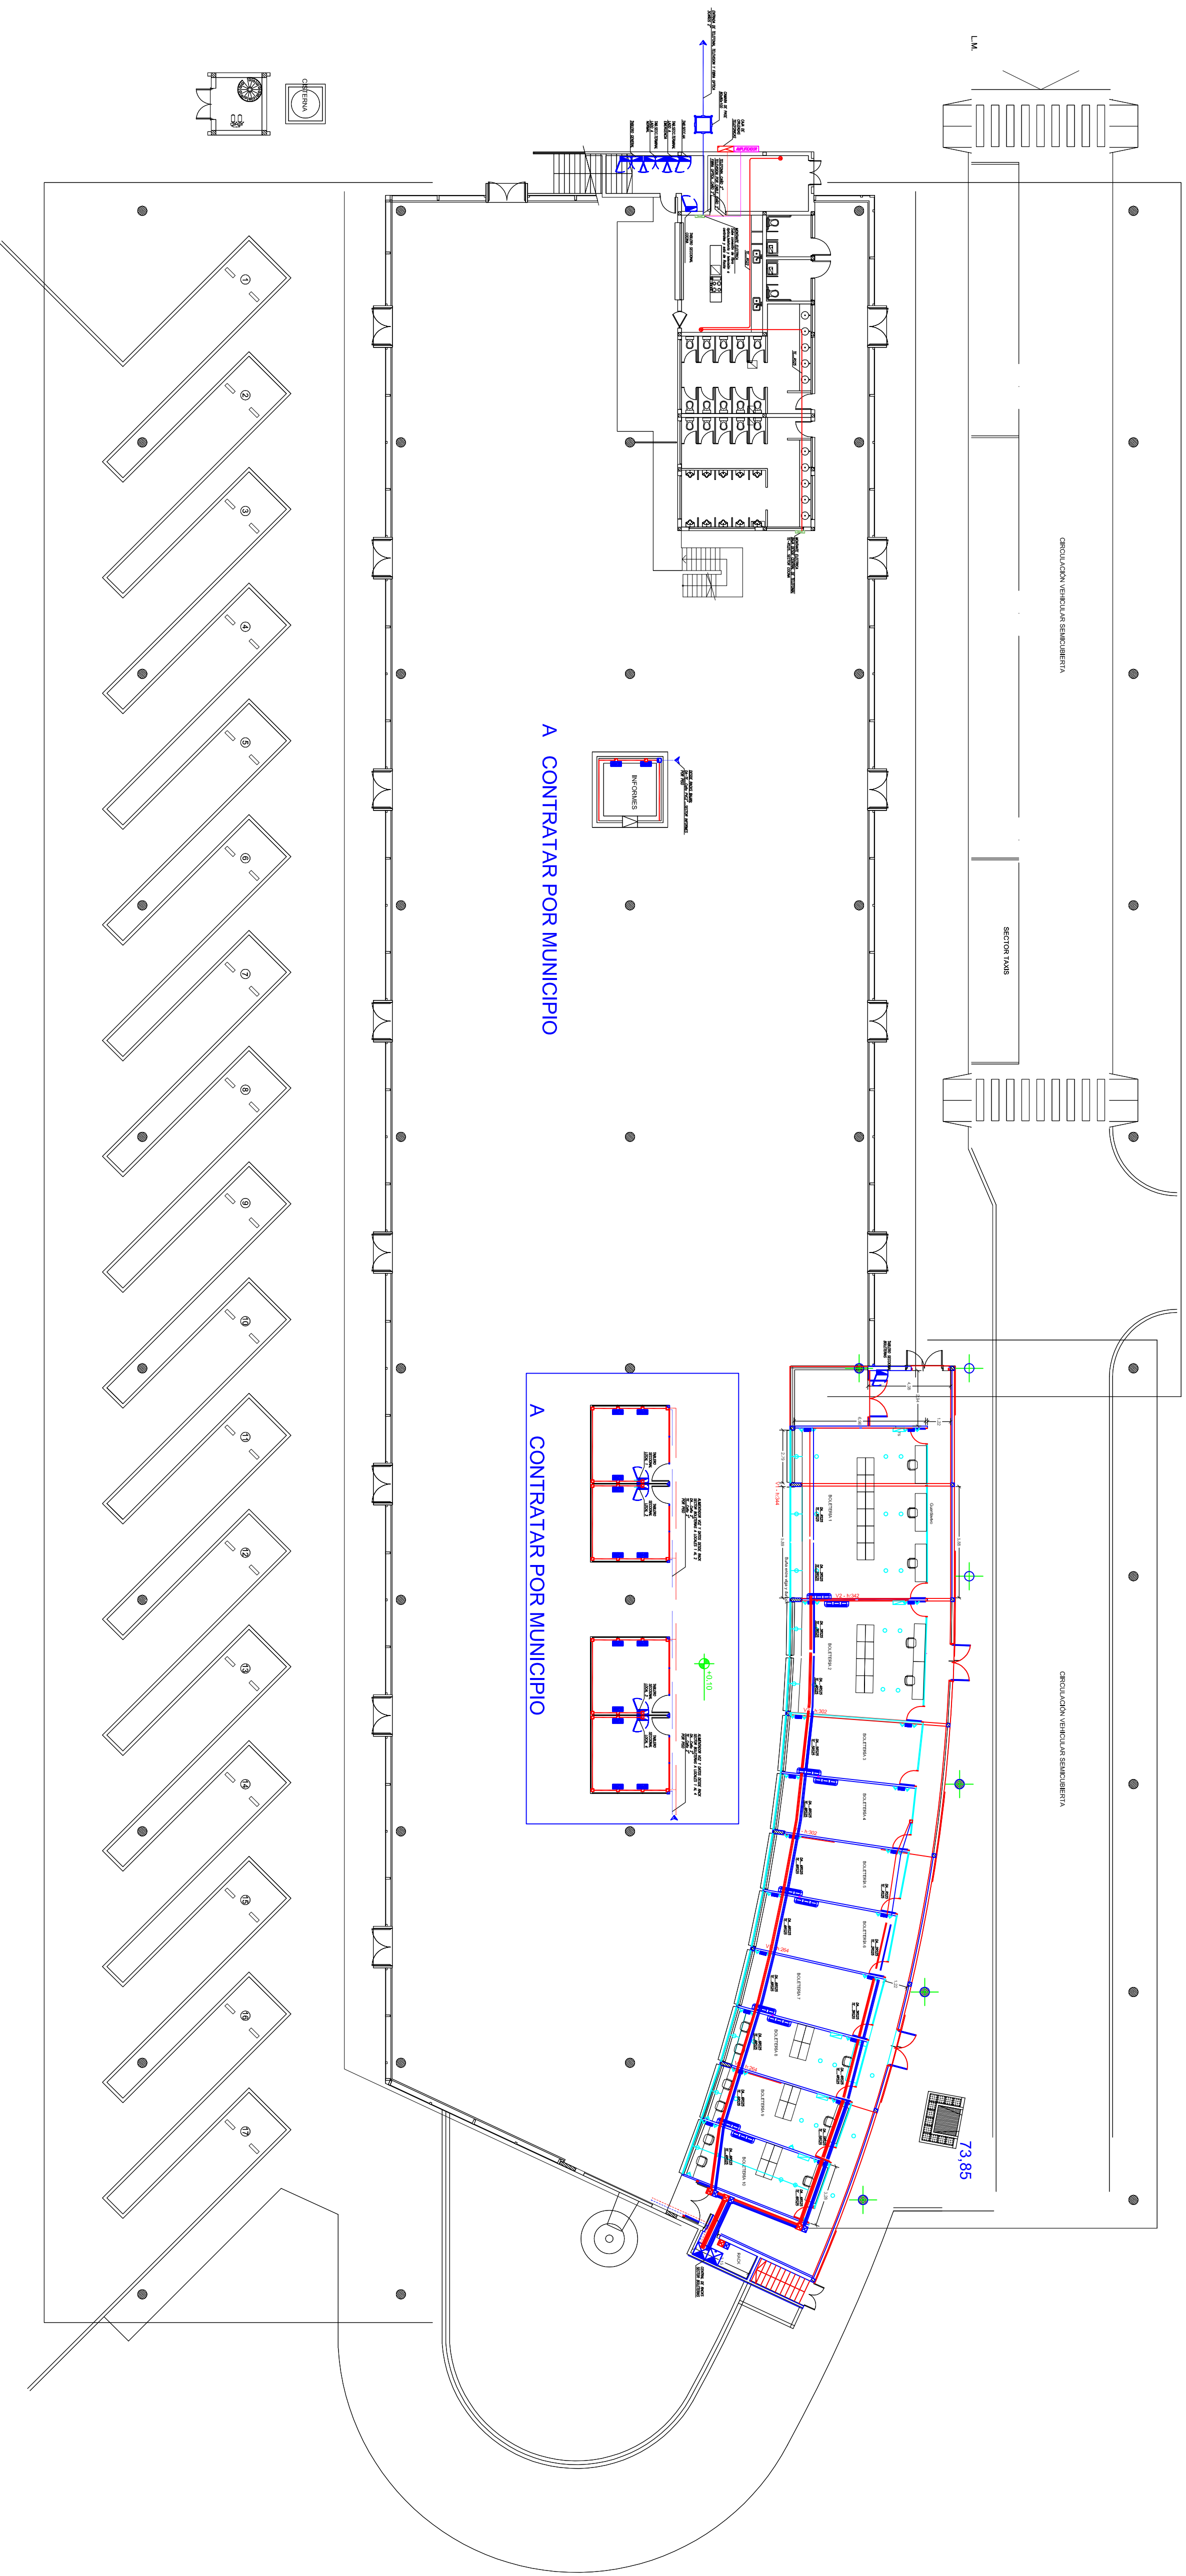


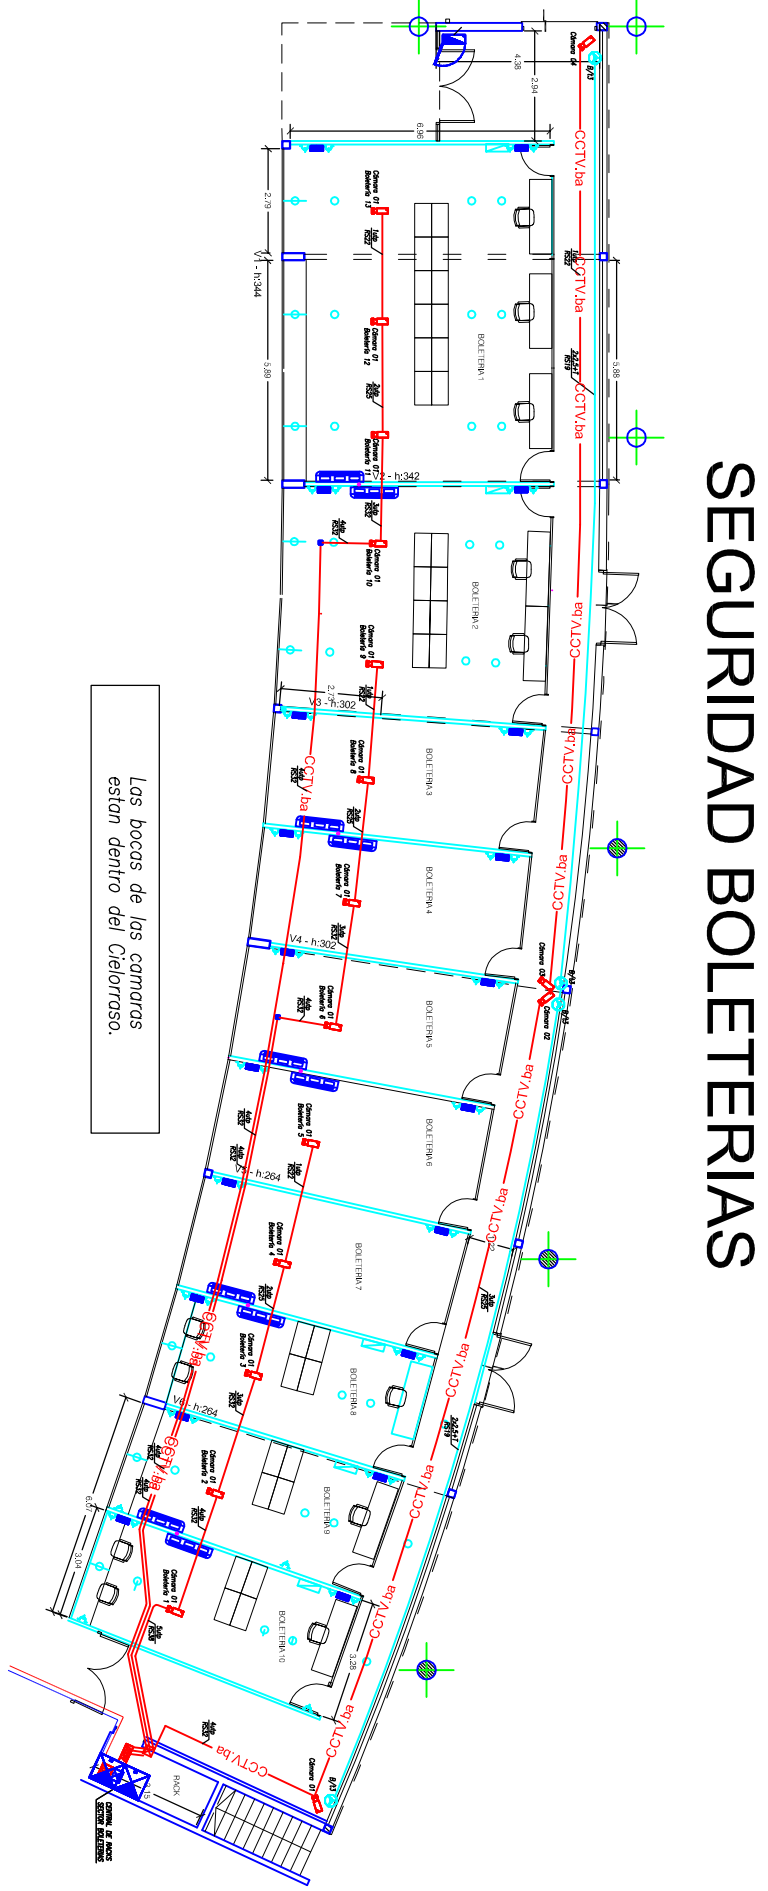


REFERENCIAS

- TABLERO ELECTRODUCIDO
- CAJA DE FUSE 10x10x20cm
- CAJA DE MONITOREO
- BACK
- CONJUNTO DE 2 Tomas 5011 (T2) - 2 Tomas 5045 (T4) EN PISO: SOBRE CADA APOYAMIENT
- PUESTOS DE DATOS 28x45
- PUESTOS DE DATOS 28x45
- CONJUNTO DE 2 Tomas 5011 (T2) - 2 Tomas 5045 (T4) EN PARED O ZOCALOS EN CADA UNO (1x0.30m)
- BOCA DE DATOS
- BOCA DE DATOS POR PISO
- BOQUENA DE DATOS
- BOQUENA DE TELEFONIA
- BOCA DE TELEFONO
- CAJA DE CRUCIOS TELEFONICOS
- BOCA DE TV
- AMPLIFICADOR
- AMPLIFICADOR DE TELEVISION

MUNICIPALIDAD DE JUNIN			
OBRA:	TERMINAL DE OMNIBUS		
PLANO DE:	PLANO CONFORME A OBRA	FECHA: 2008	ESCALA: 1:200
	CORRIENTES DEBILES - DATOS		IE-09
EMPRESA CONSTRUCTORA:			
PROYECTO	DIR. DE OBRA	REP. TÉCNICA	
		AO	

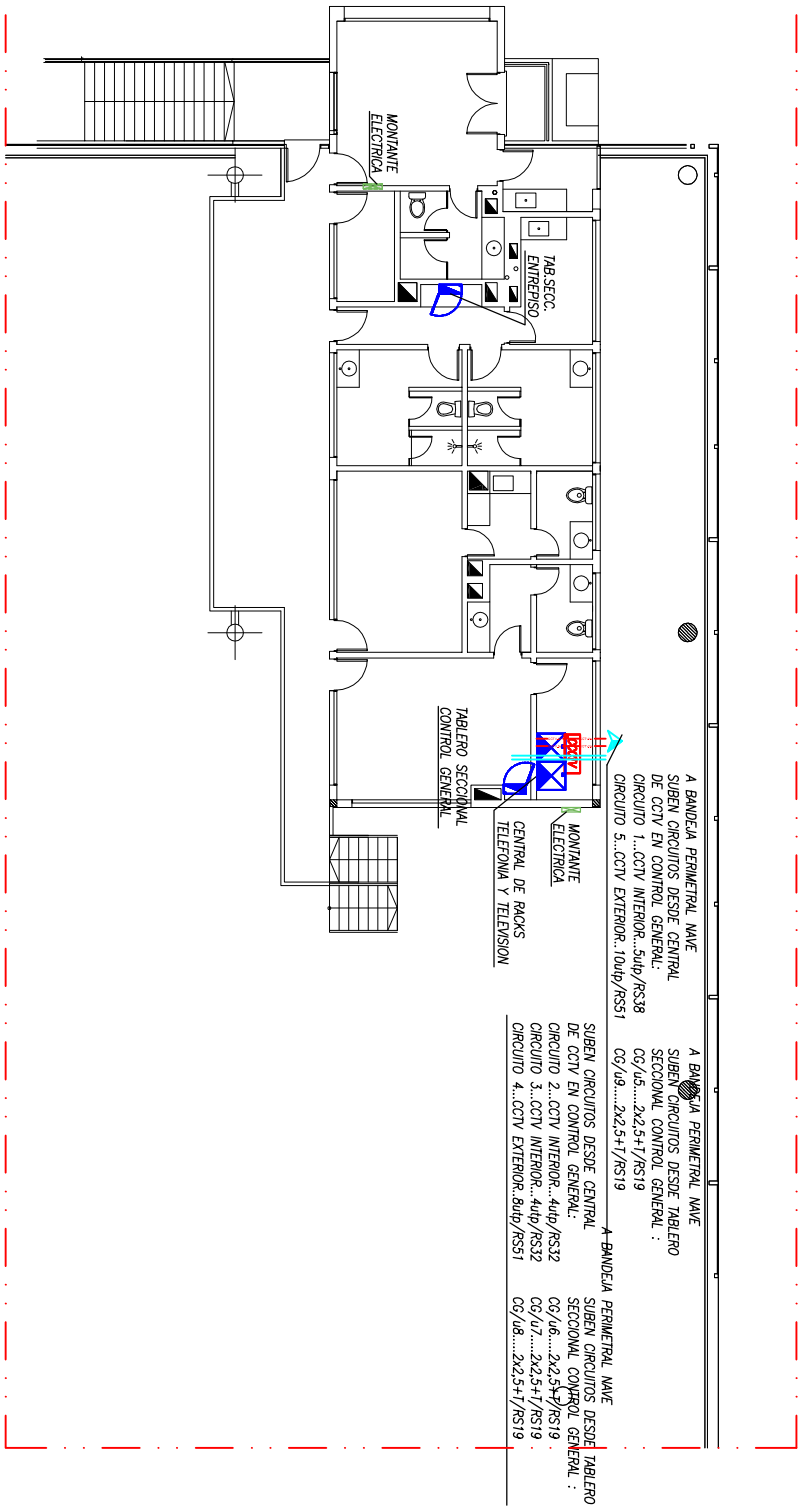

SEGURIDAD BOLETERIAS

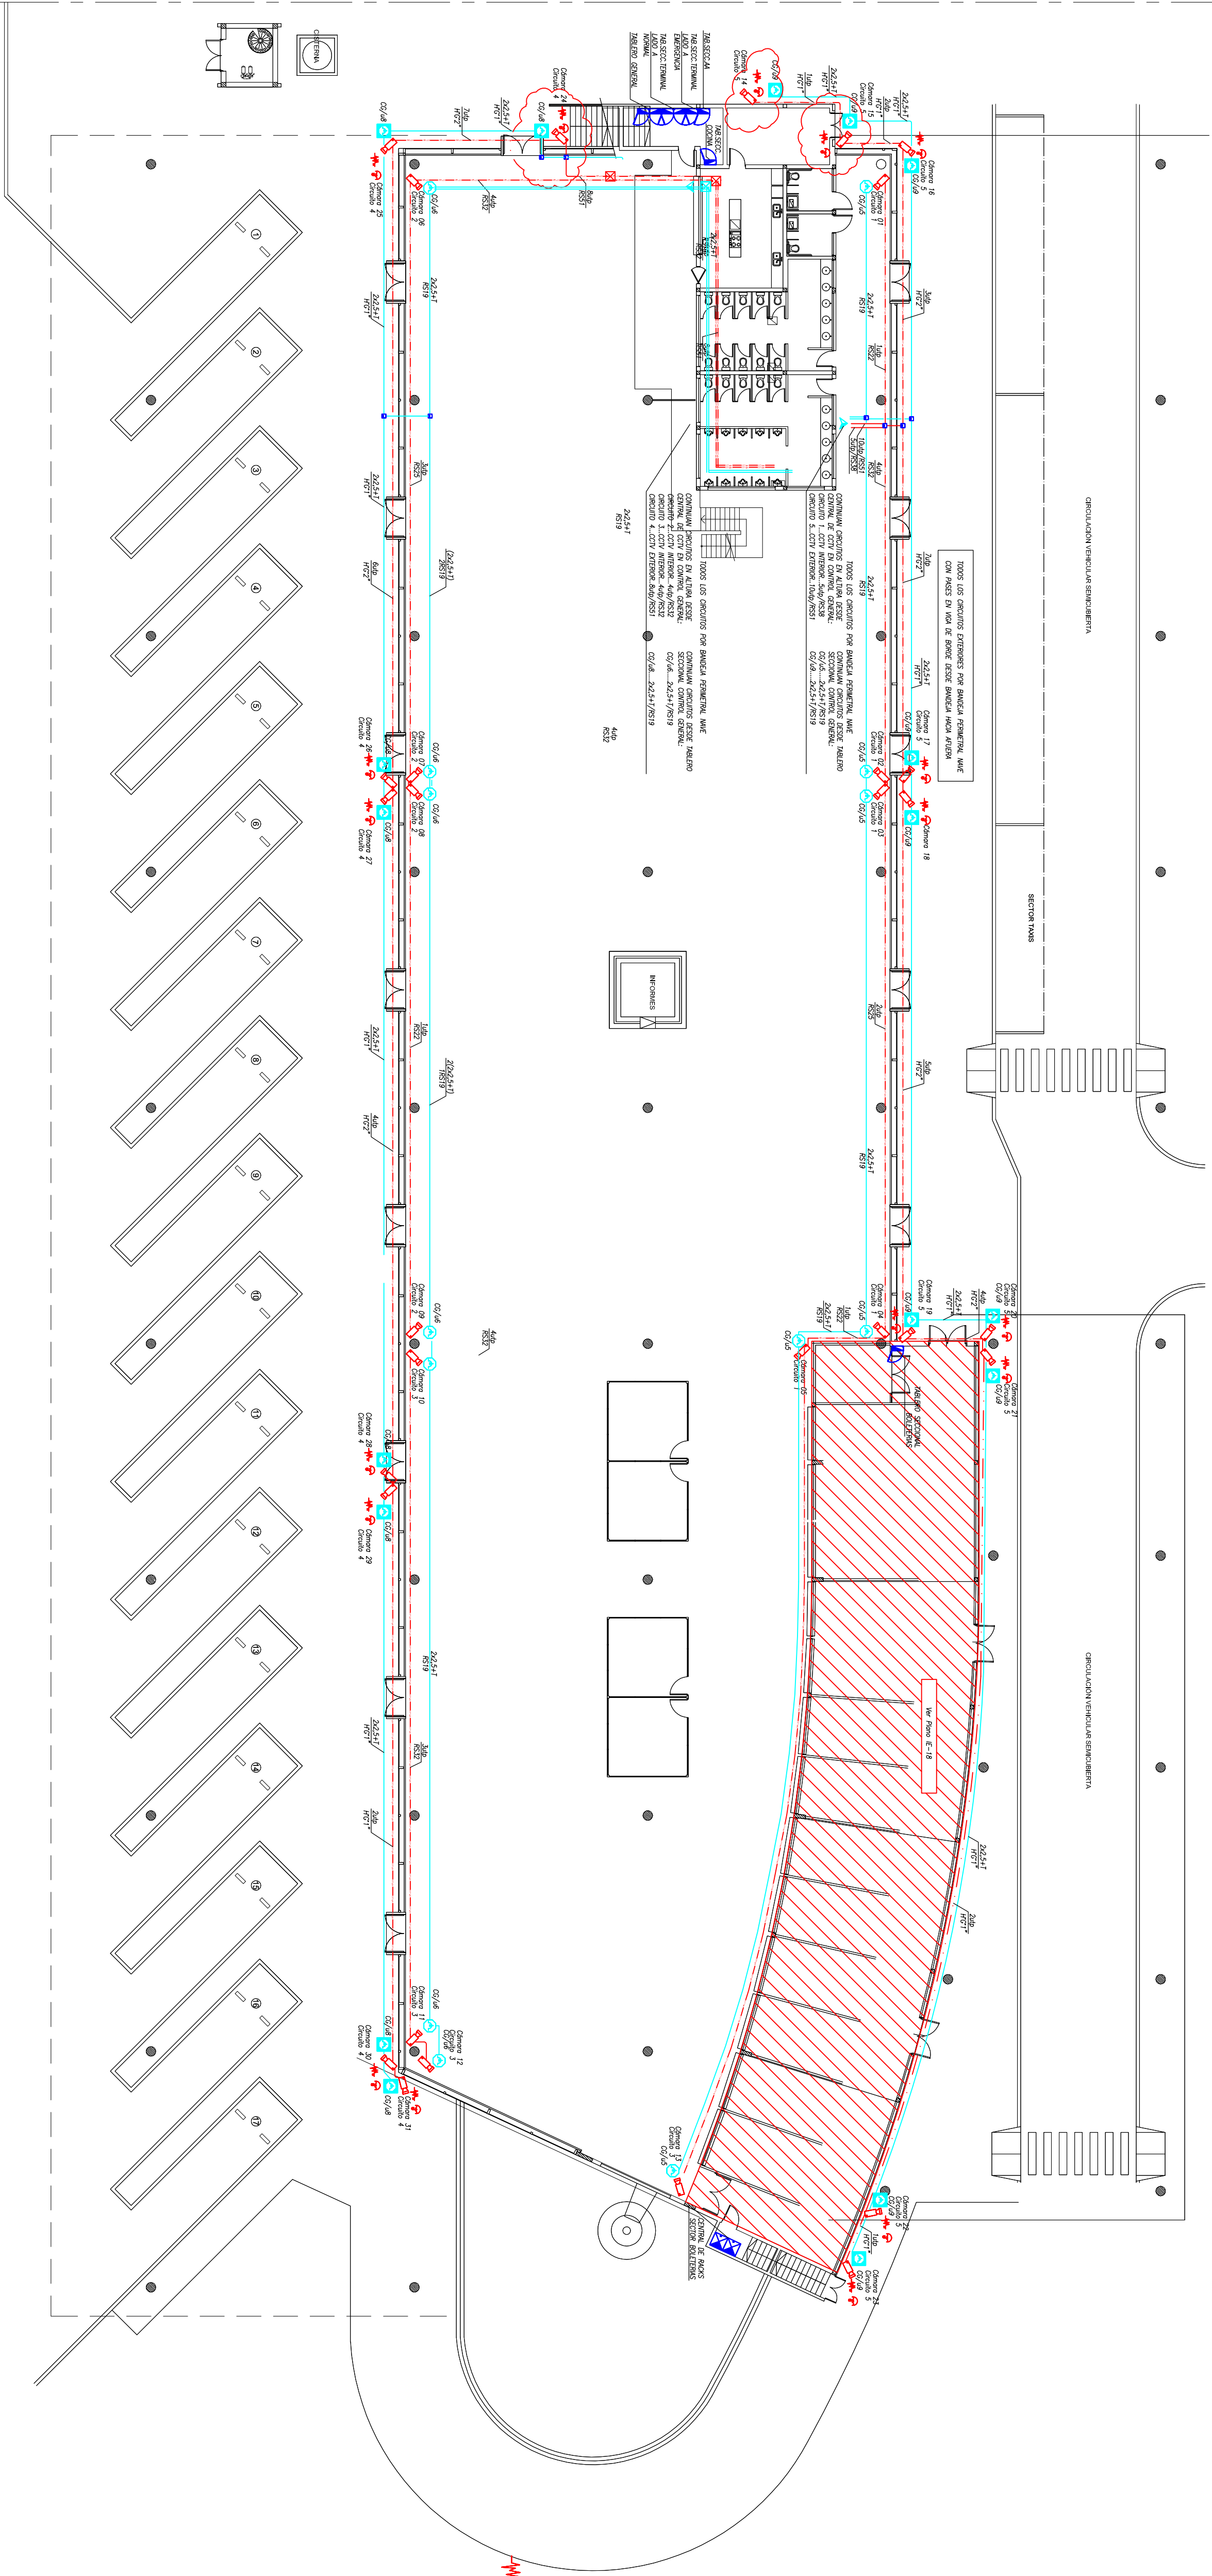


REFERENCIAS:

- TABLERO ELECTRICO
- CAJA DE PASE 10x10x7cm
- CAJA DE PASE 12x12x10cm
- CAJA DE MONTANTE
- CENTRAL DE CCTV
- CAMARA DE CCTV EXTERIOR CON CARCAZA DE PROTECCION SEGUN PLIEGO
- CAMARA DE CCTV INTERIOR
- TOMACORRIENTE CON FUENTE PARA CAMARAS 220/24vco


MUNICIPALIDAD DE JUNÍN

OBRA:				TERMINAL DE ÓMNIBUS	
PLANO DE:		PLANO CONFORME A OBRA	FECHA: 09/06/19	ESCALA: 1:200	PLANO Nº IE-12
		SEGURIDAD GENERAL Y BOLETERIAS		FORMATO A1	
EMPRESA CONSTRUCTORA:					
PROYECTO			DIR. DE OBRA	REP. TÉCNICA	

Ver plano Interferencias con
Iluminacion y Aire Ac.

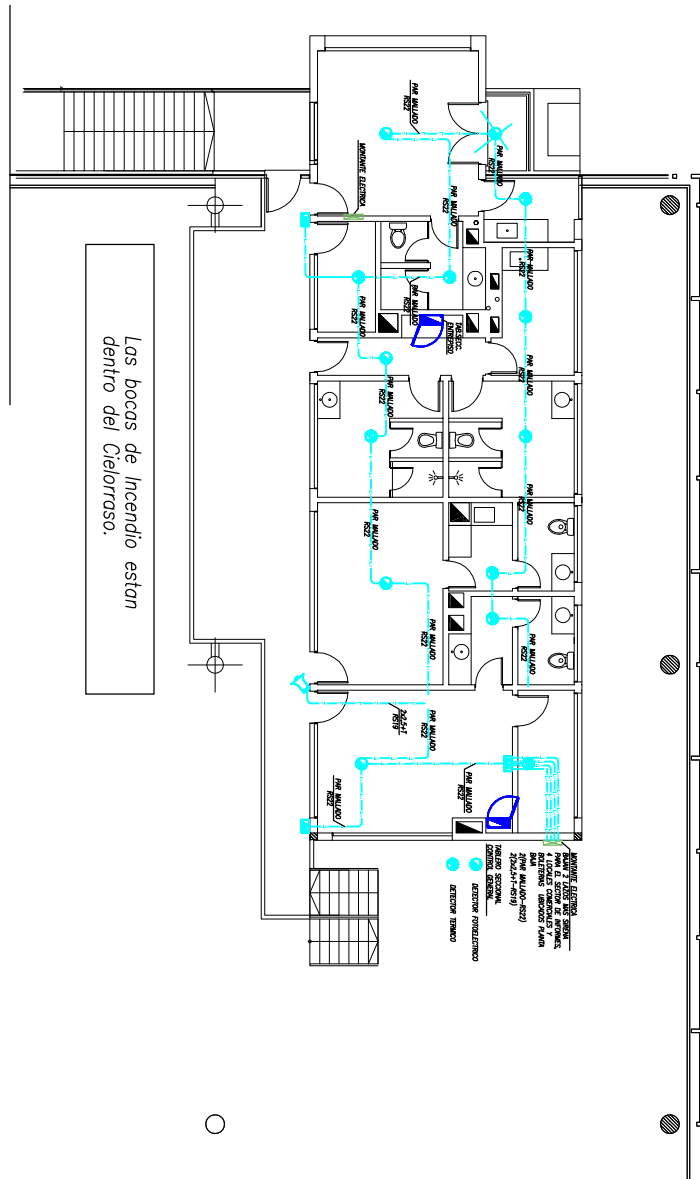



INTERFERENCIAS AA-INC-ILUM

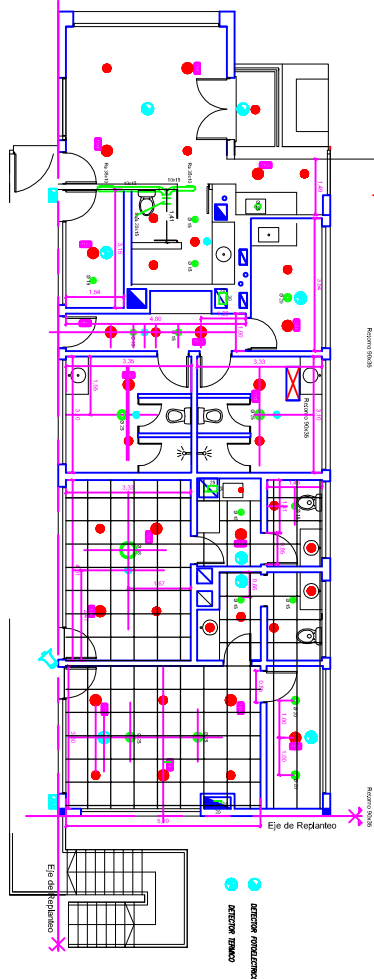

Las Bocas de Inyección están dentro del ductado.

Las Bocas de Aire Condicionado están dentro del ductado.


INCENDIO BOLETERIAS

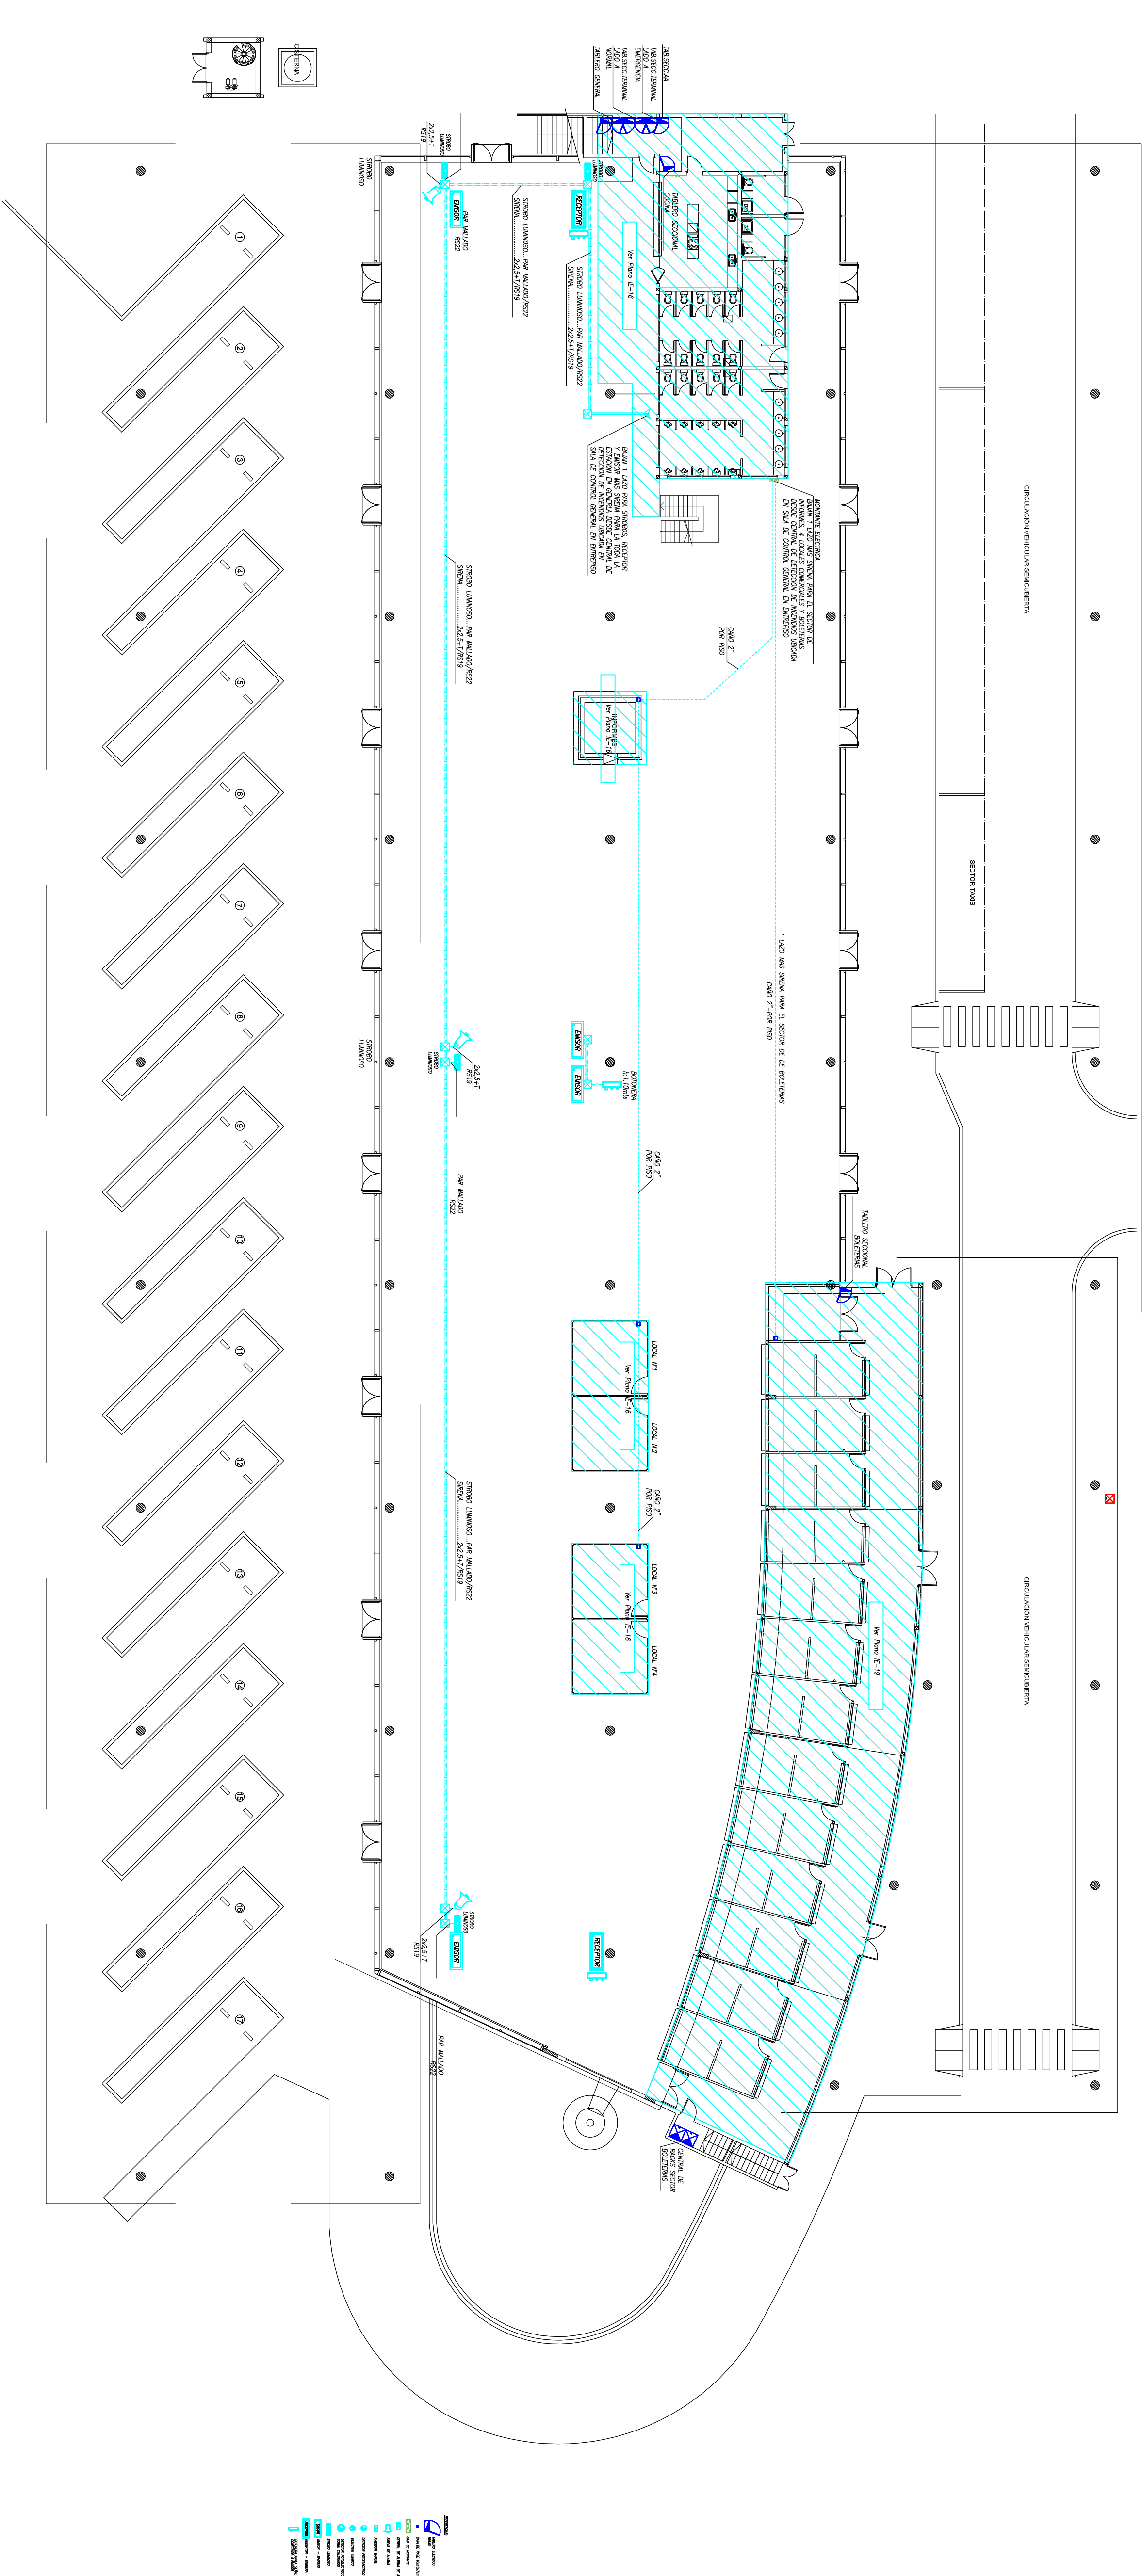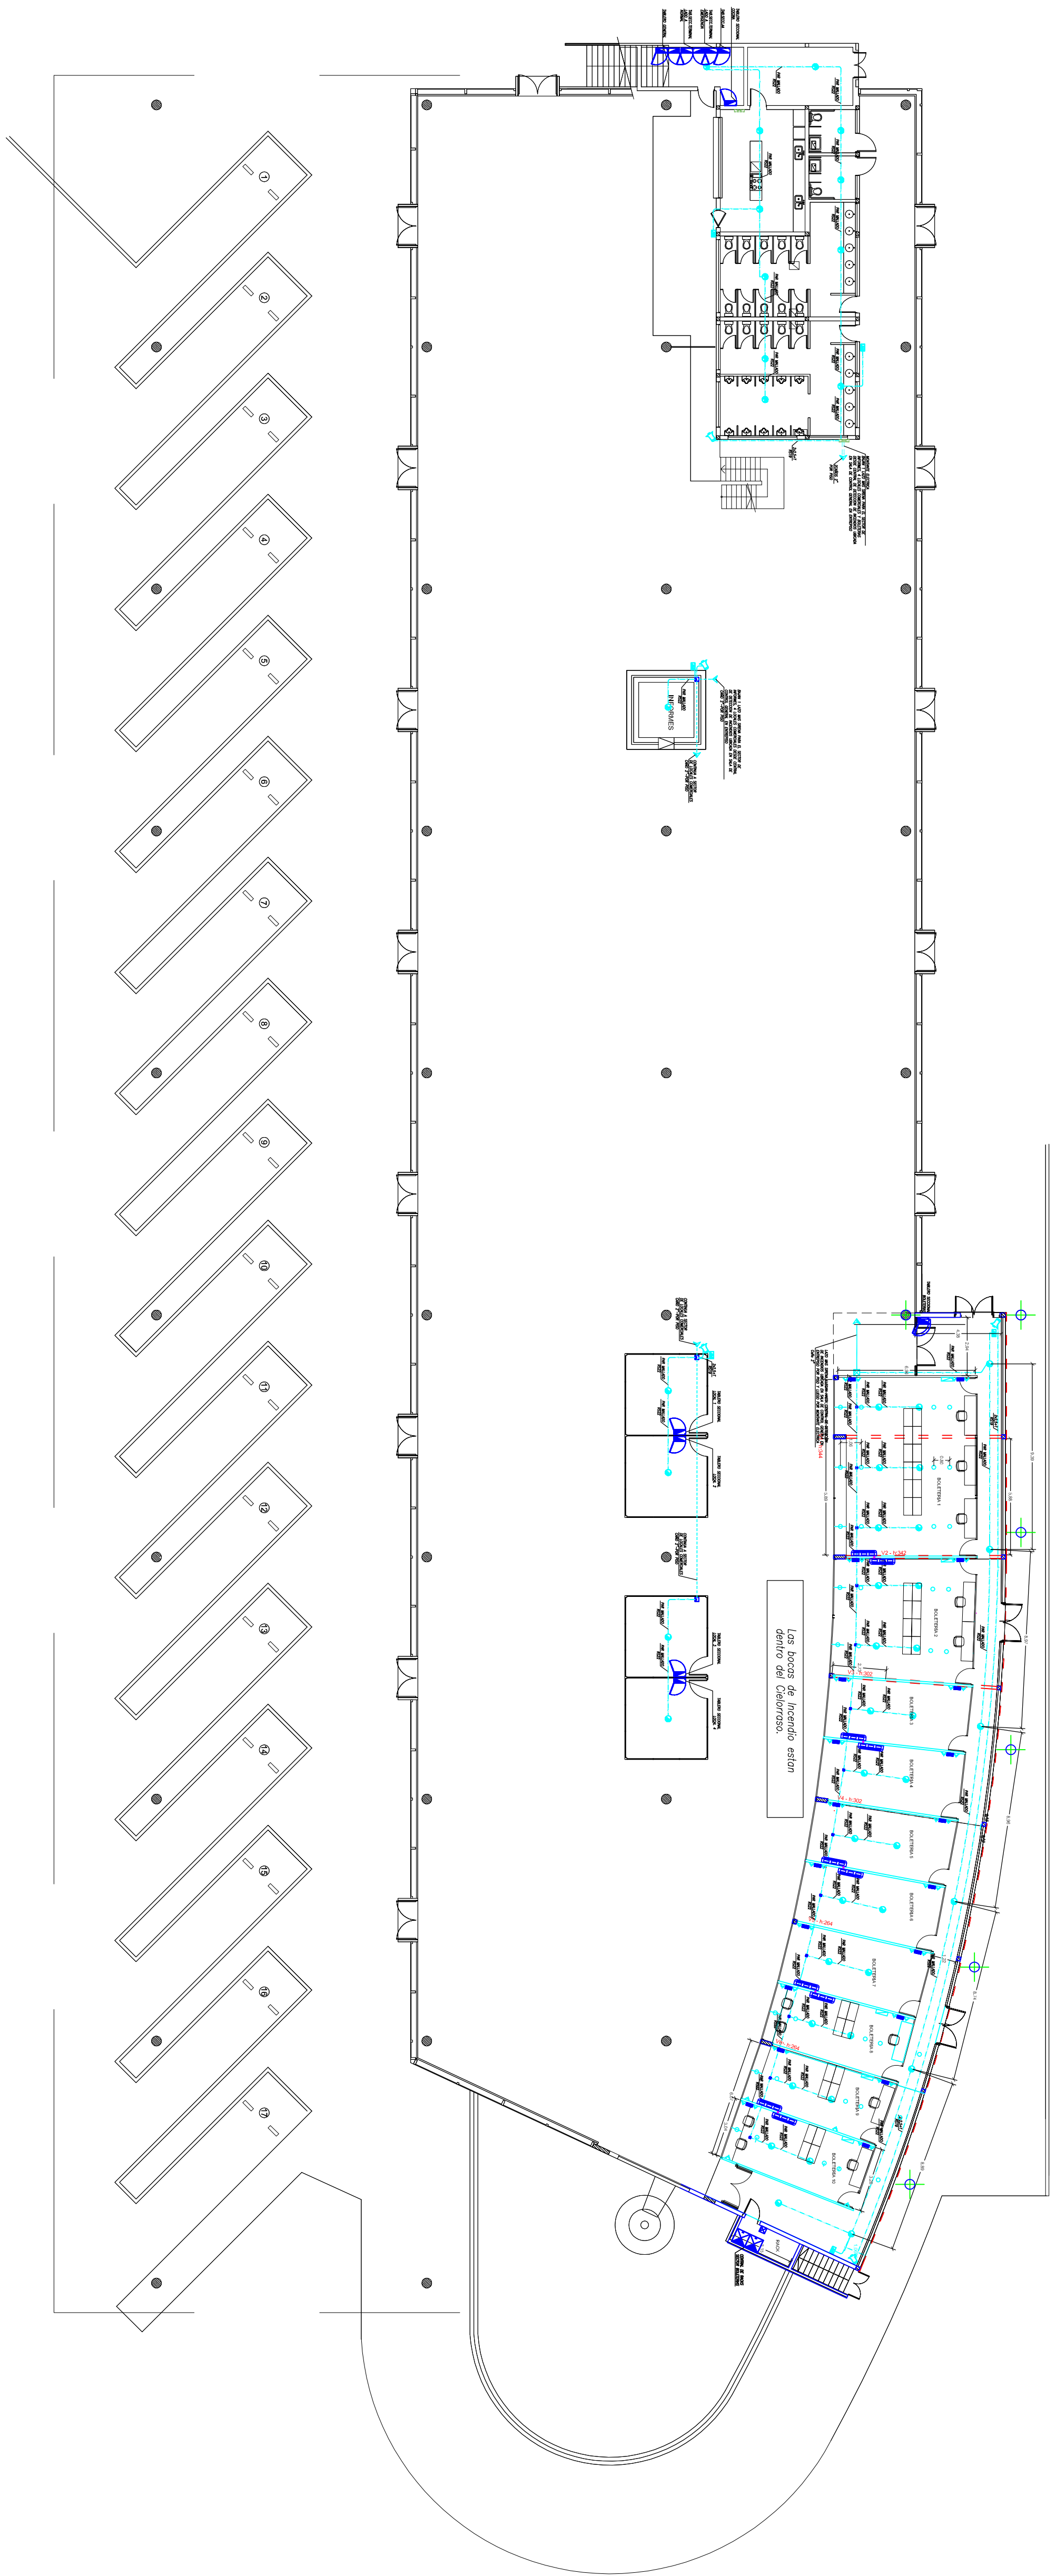

MUNICIPALIDAD DE JUNÍN			
OBRA:	TERMINAL DE ÓMINIBUS		
PLANO DE:	PLANO CONFORME A OBRA	ESCALA:	PLANO N°
DETECCIÓN DE INCENDIO		1:200	IE-14
EMPRESA CONSTRUCTORA:		FORMATO	A0
PROYECTO	DIR. DE OBRA	REP. TÉCNICA	

TABLE RO SECCIONAL CONTROL GENERAL

POTENCIA INSTALADA: 42,1kW
POTENCIA MÁXIMA DE DEMANDA SIMULTÁNEA: 34,3kW
SIMULTANEIDAD: 0,8
POTENCIA SIMULTÁNEA: 27,5kW
CORRIENTE: 46,4A

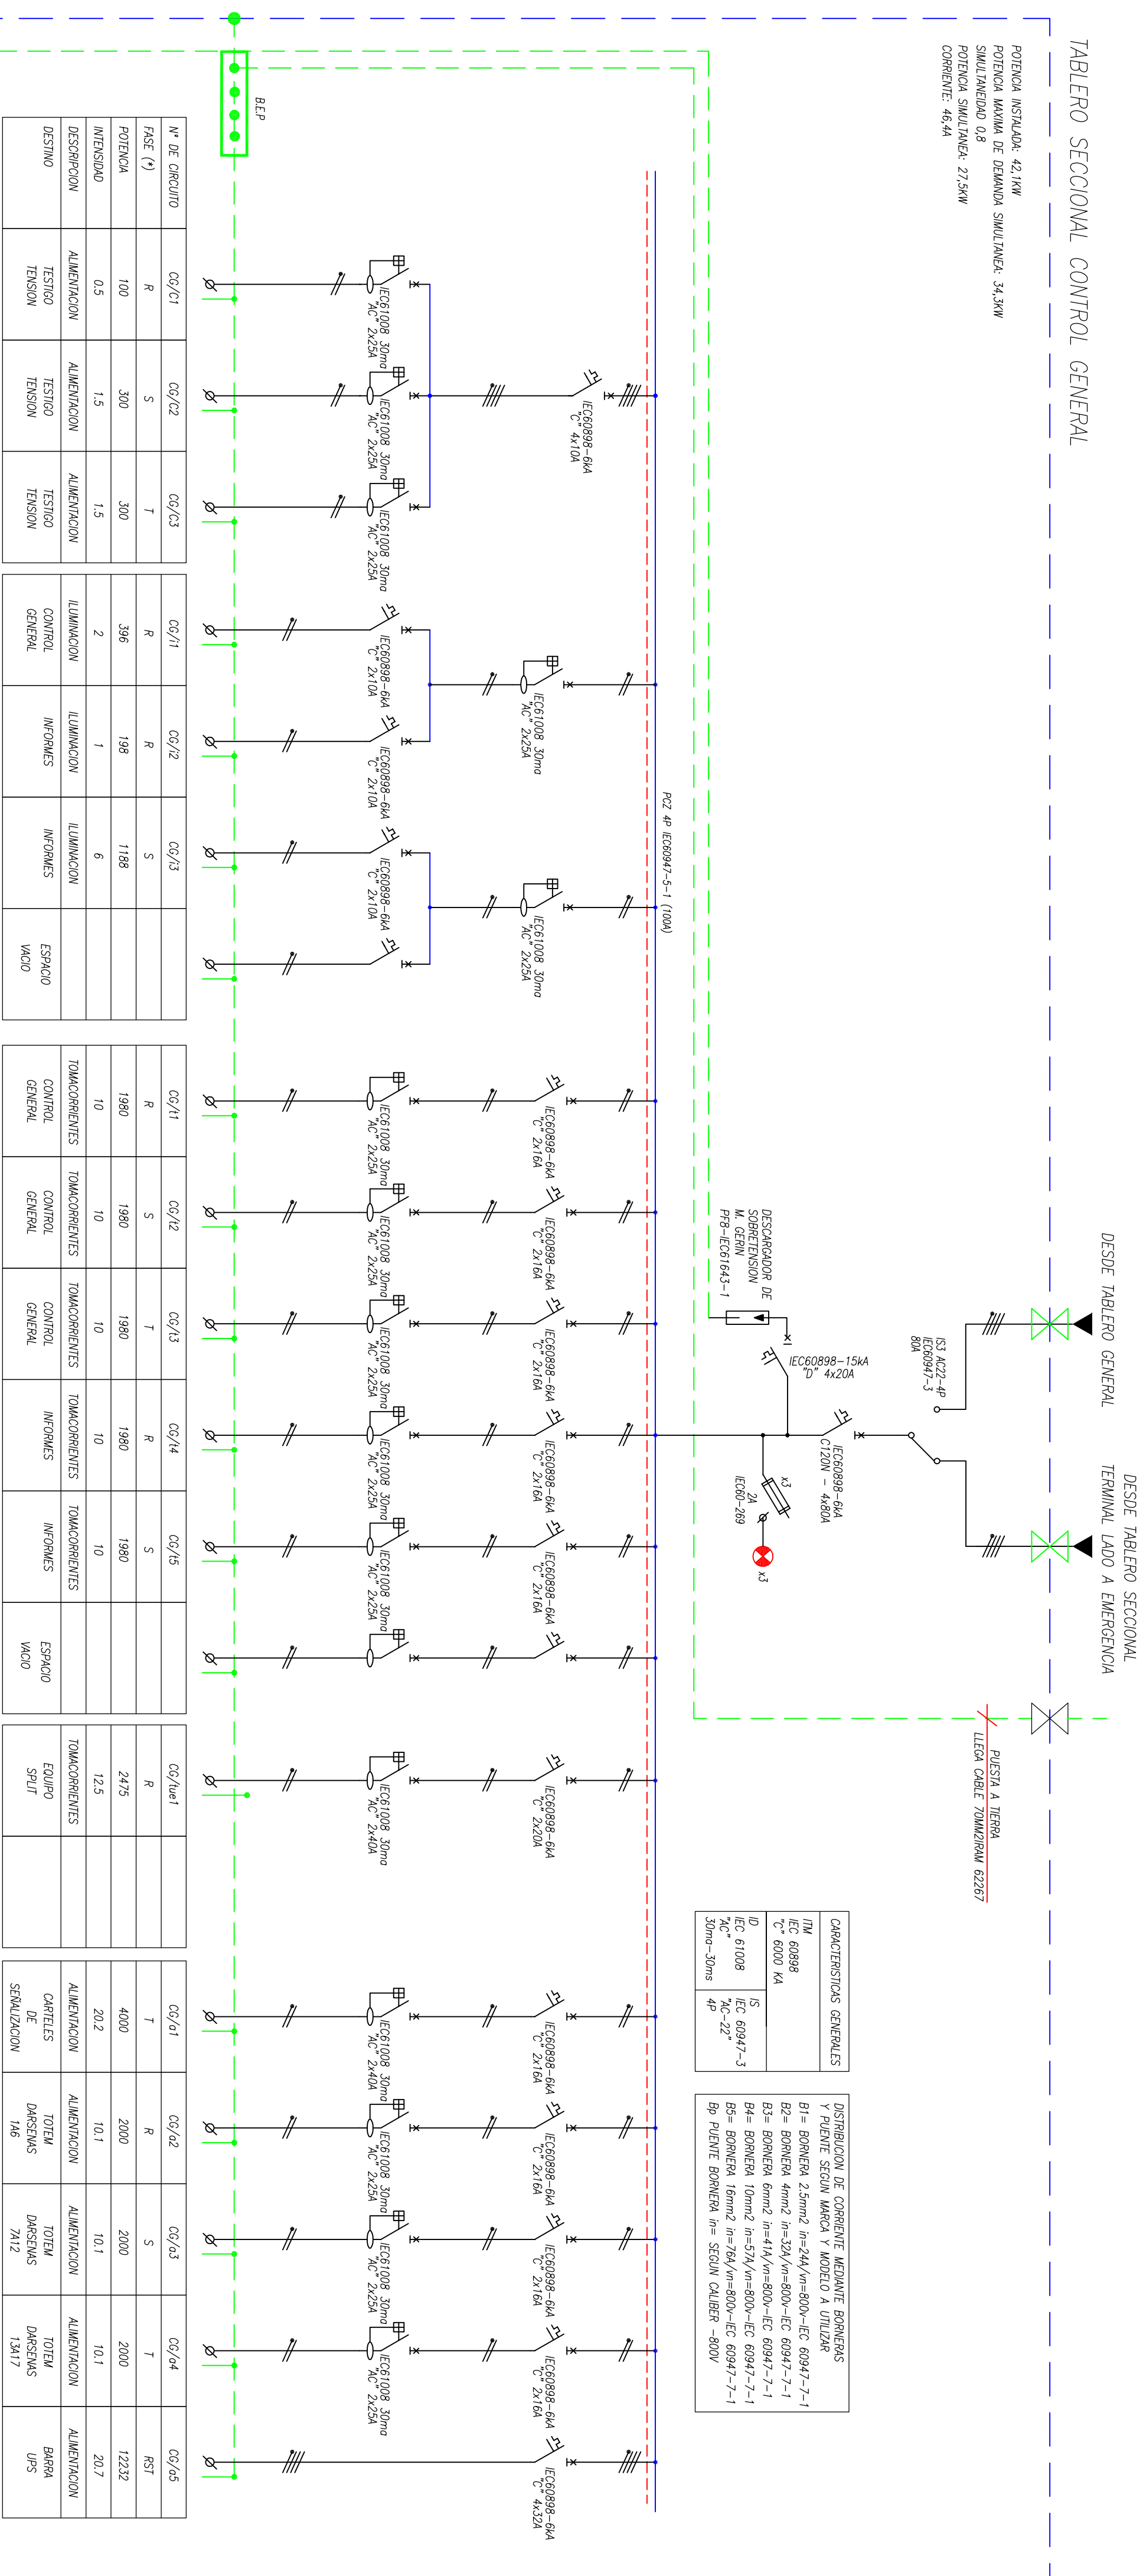

02/0/1	02/0/2	02/0/3	02/0/4	02/0/5	02/0/6	02/0/8	02/0/9	02/0/11	02/0/12	02/0/13	02/0/14	02/0/15	02/0/16
5	5	T	R	S	T	T	T	T	T	S	T	R	S
900	900	600	1200	600	600	1200	500	500	500	1800	1800	1500	600
4.5	4.5	3	3	7.5	2.5	6.1	7.6	2.5	2.5	9.1	7.6	7.6	7.6
ALUMINUM	TOMAS	ALUMINUM	ALUMINUM	ALUMINUM	ALUMINUM	ALUMINUM	ALUMINUM	ALUMINUM	ALUMINUM	ALUMINUM	ALUMINUM	ALUMINUM	ALUMINUM
CORRECS	CONVRS	CONVRS	CONVRS	CHAMRS	CHAMRS	CHAMRS	CHAMRS	CHAMRS	CHAMRS	CHAMRS	CHAMRS	CHAMRS	CHAMRS
GENERAL	GENERAL	GENERAL	GENERAL	CTV INTERIOR	CTV INTERIOR	CTV EXTERIOR	CTV EXTERIOR	CTV EXTERIOR	CTV EXTERIOR	GENERAL TV	TOTAL DAMBERS	TOTAL DAMBERS	ESPANO WADO

OBRA: TERMINAI DE ÎNMIRIIS

PLANO DE: **CONFORME A OBRA**
UNIFILARES TS CONTROL GENERAL

FECHA:	20/09/20
ESCALA:	s/e

PLANO Nº
IE-21


EMPRESA CONSTRUCTORA:

PROYECTO	DIR. DE OBRA
----------	--------------

REP. TÉCNICA

TABLERO SECCIONAL AIRE ACONDICIONADO

POTENCIA INSTALADA: 180kW
POTENCIA MÁXIMA DE DEMANDA SIMULTÁNEA: 180kW
SIMULANEIDAD: 1
POTENCIA SIMULTÁNEA: 180kW
COMENTARIO: SIN/A

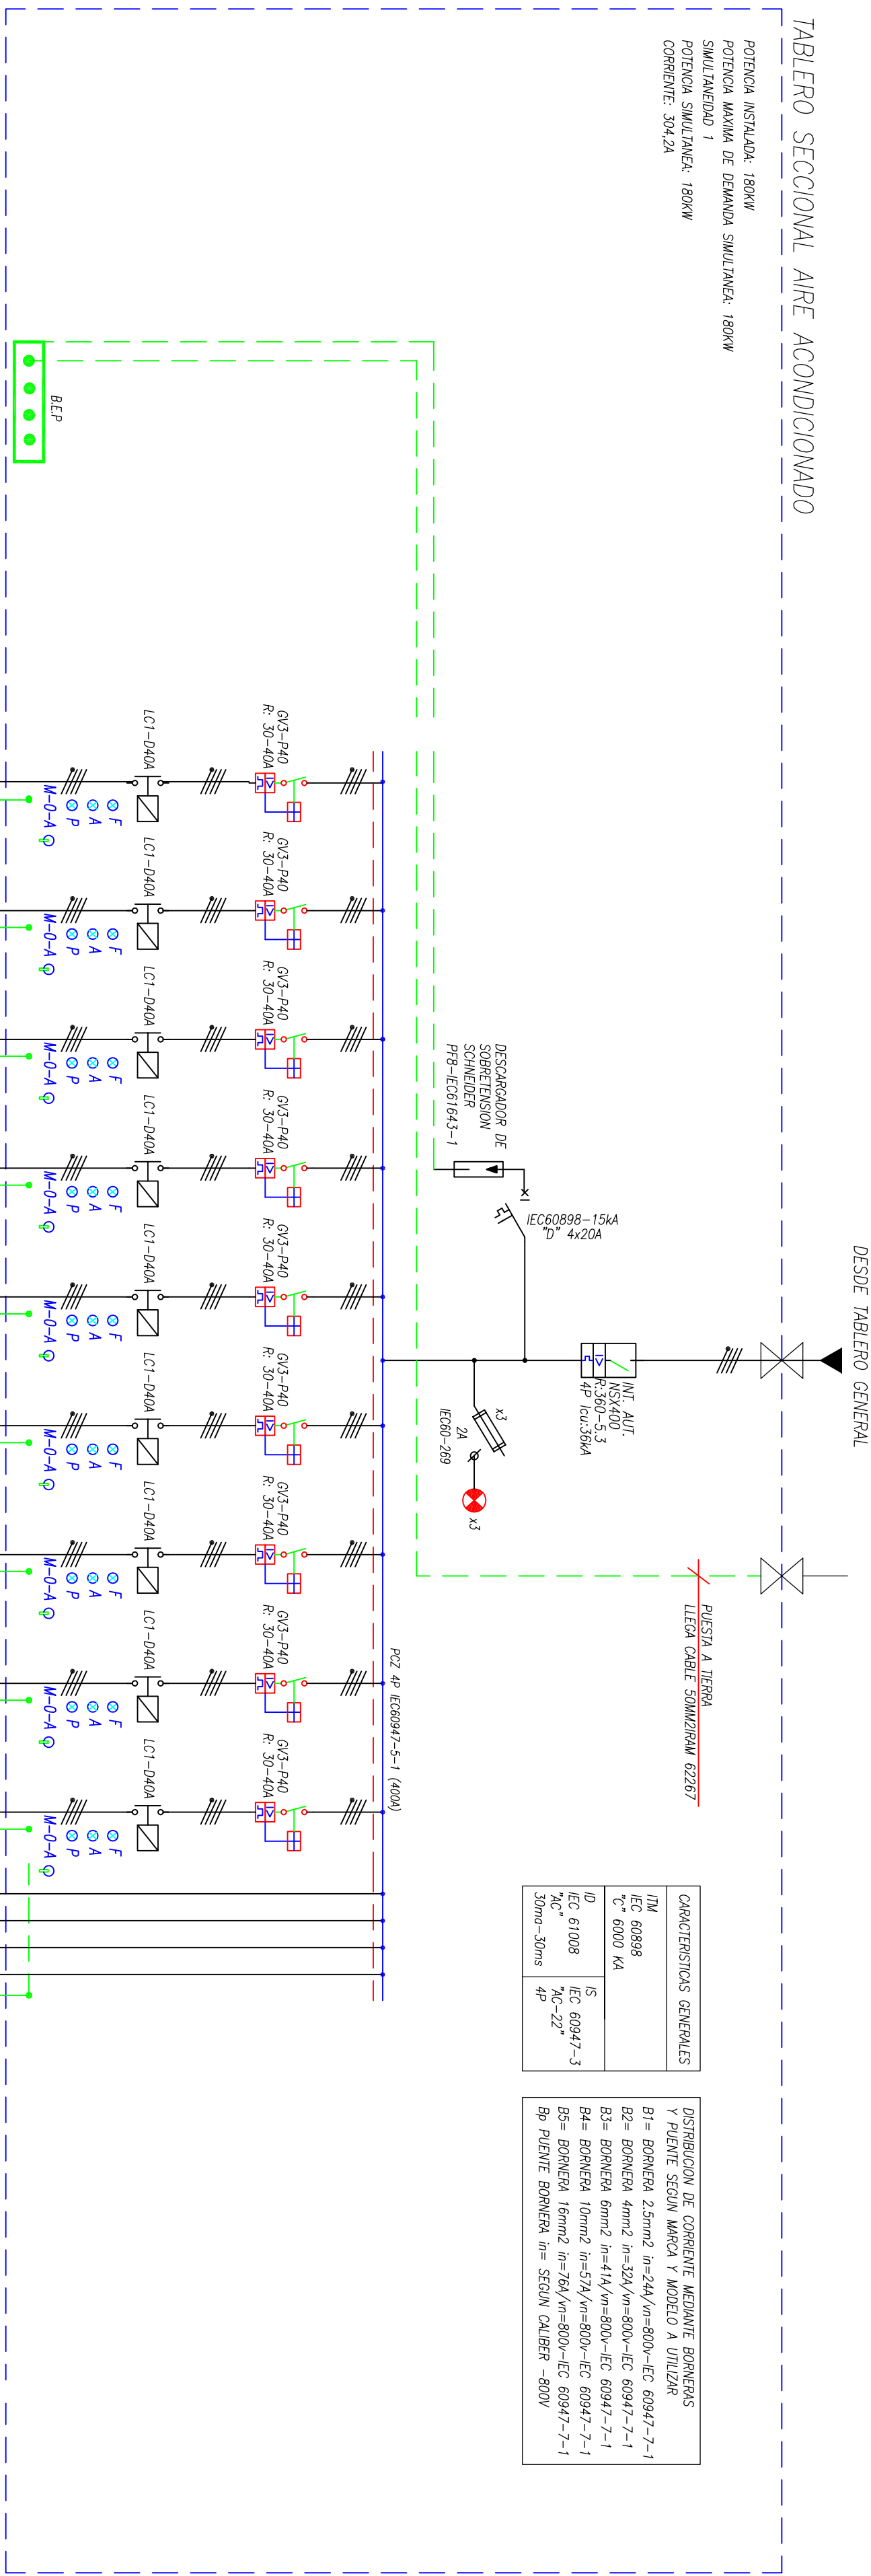


CARACTERÍSTICAS GENERALES			
IN	IEC 60898	DISTRIBUCION DE TENSIONES INSTANTES ENOMIAS	
U	6000 V	B1=	BOMBERA 2.5mm2 in=344/n=800V-EC 60947-7-1
I	6000 A	B2=	BOMBERA 4mm2 in=124/n=800V-EC 60947-7-1
U	6000 V	B3=	BOMBERA 6mm2 in=114/n=800V-EC 60947-7-1
I	6000 A	B4=	BOMBERA 10mm2 in=574/n=800V-EC 60947-7-1
U	6000 V	B5=	BOMBERA 16mm2 in=784/n=800V-EC 60947-7-1
I	6000 A	B6=	BOMBERA 25mm2 in=1244/n=800V-EC 60947-7-1

AA/G1	AA/G2	AA/G3	AA/G4	AA/G5	AA/G6	AA/G7	AA/G8	AA/G9	AA/G...
RST	RST	RST	RST	RST	RST	RST	RST	RST	RST
20000	20000	20000	20000	20000	20000	20000	20000	20000	0
33,8	33,8	33,8	33,8	33,8	33,8	33,8	33,8	33,8	0
ALIMENTACION	ALIMENTACION	ALIMENTACION	ALIMENTACION	ALIMENTACION	ALIMENTACION	ALIMENTACION	ALIMENTACION	ALIMENTACION	RESERVA
EQUIPO	EQUIPO	EQUIPO	EQUIPO	EQUIPO	EQUIPO	EQUIPO	EQUIPO	EQUIPO	EQUIPO
AA	AA	AA	AA	AA	AA	AA	AA	AA	AA
01	02	03	04	05	06	07	08	09	00

(*) TODAS LAS SALIDAS TETRAPOOLARES O BRIDGES DEBERAN CONJAR CON BOMBERA DE NEUTRO.

DESDE TABLERO GENERAL

TABLERO SECCIONAL ELECTROBOMBAS

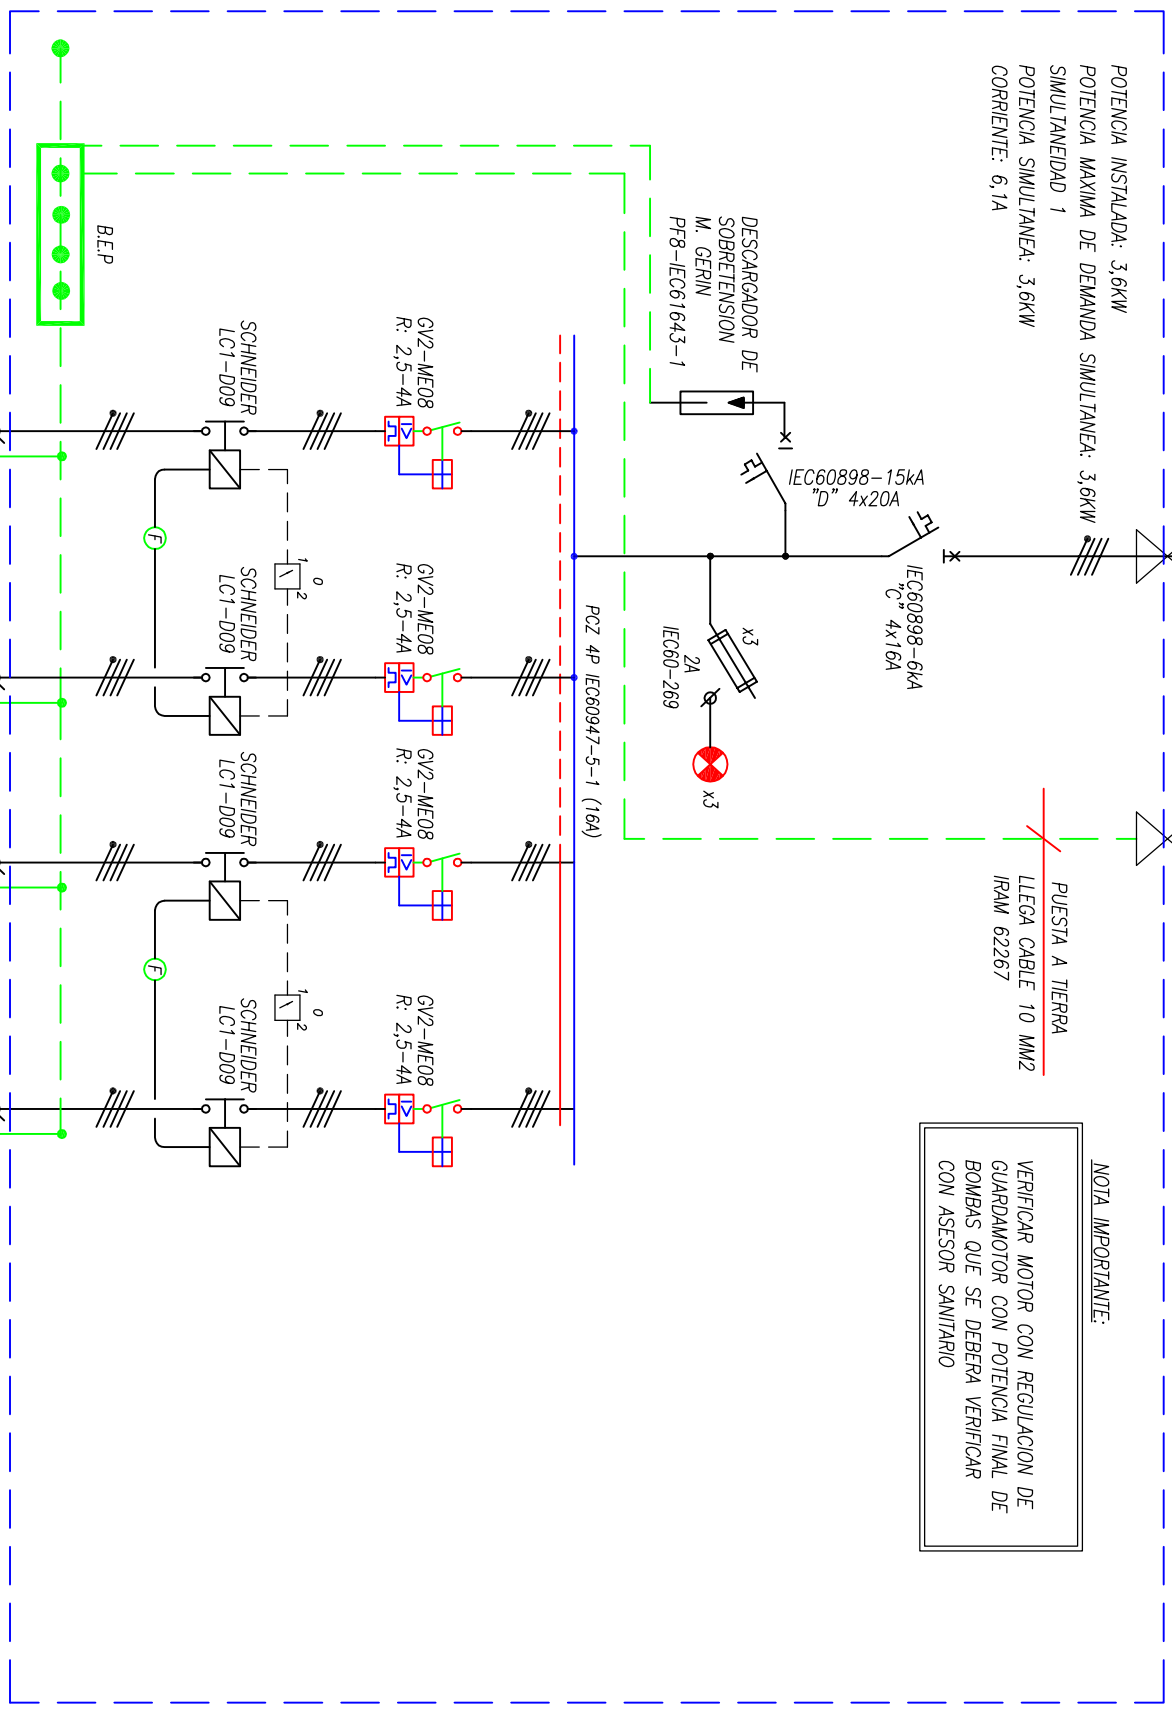

Nº DE CIRCUITO	EB/G1	EB/G2	EB/G4	EB/G5
FASE (*)	RST	RST	RST	RST
POTENCIA	1800	1800	1800	1800
INTENSIDAD	3	3	3	3
DESCRIPCION	ALIMENTACION	ALIMENTACION	ALIMENTACION	ALIMENTACION
DESTINO	ELECTROBOMBA	ELECTROBOMBA	ELECTROBOMBA	ELECTROBOMBA
	1	2	1	2

(*) TODAS LAS SALIDAS TETRAPOOLARES O BRIDGES DEBERAN CONJAR CON BOMBERA DE NEUTRO.

TABLERO A EJECUTAR

MUNICIPALIDAD DE JUNIN

OBRA:

TERMINAL DE OMNIBUS

PLANO DE: CONFORME A OBRA
UNIFILARES TS AIRE AC. Y ELECTROBOMBAS

FECHA: 20/09/20
ESCALA: s/e

PLANO Nº: IE-22
FORMATO: A1

EMPRESA CONSTRUCTORA:


PROYECTO





DIR. DE OBRA

REP. TÉCNICA

TABLERO SECCIONAL ENTREPISO

POTENCIA INSTALADA: 10,75 kW
SIMULNEIDAD: 0,7
POTENCIA SIMULANEA: 7,6kW
CORRIENTE: 15A

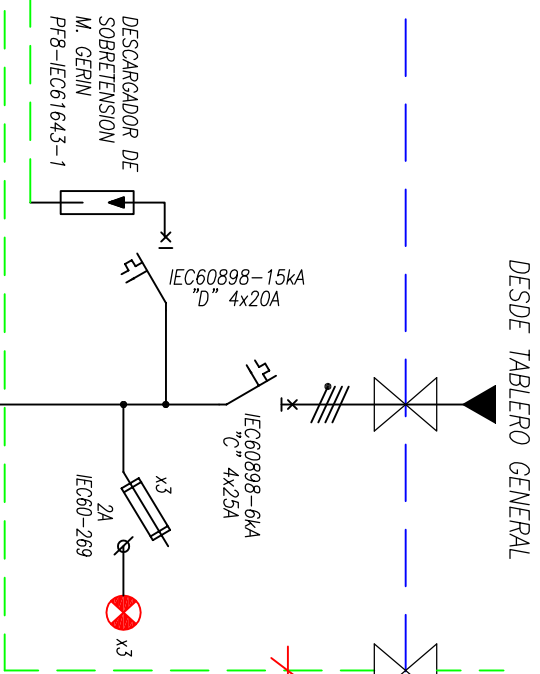

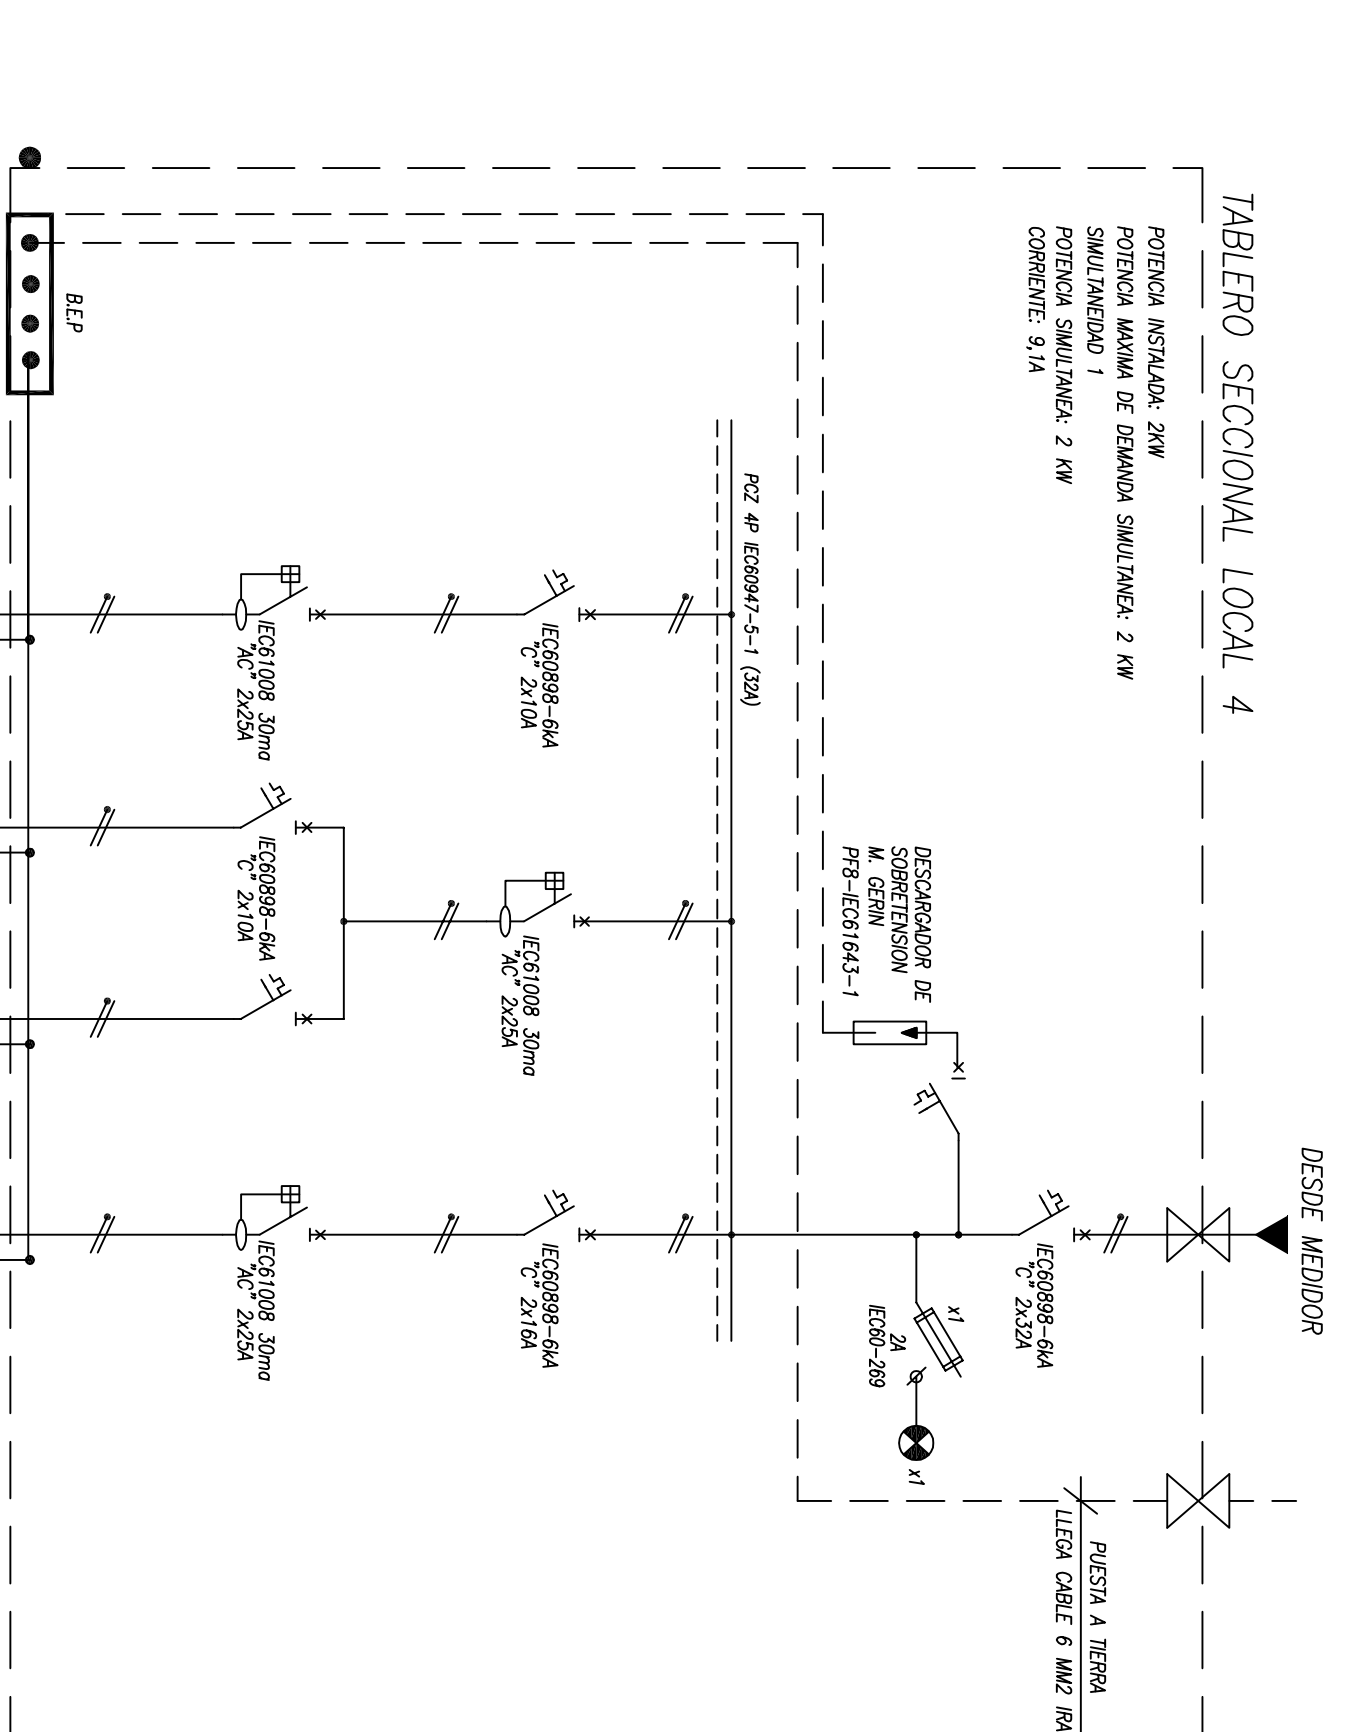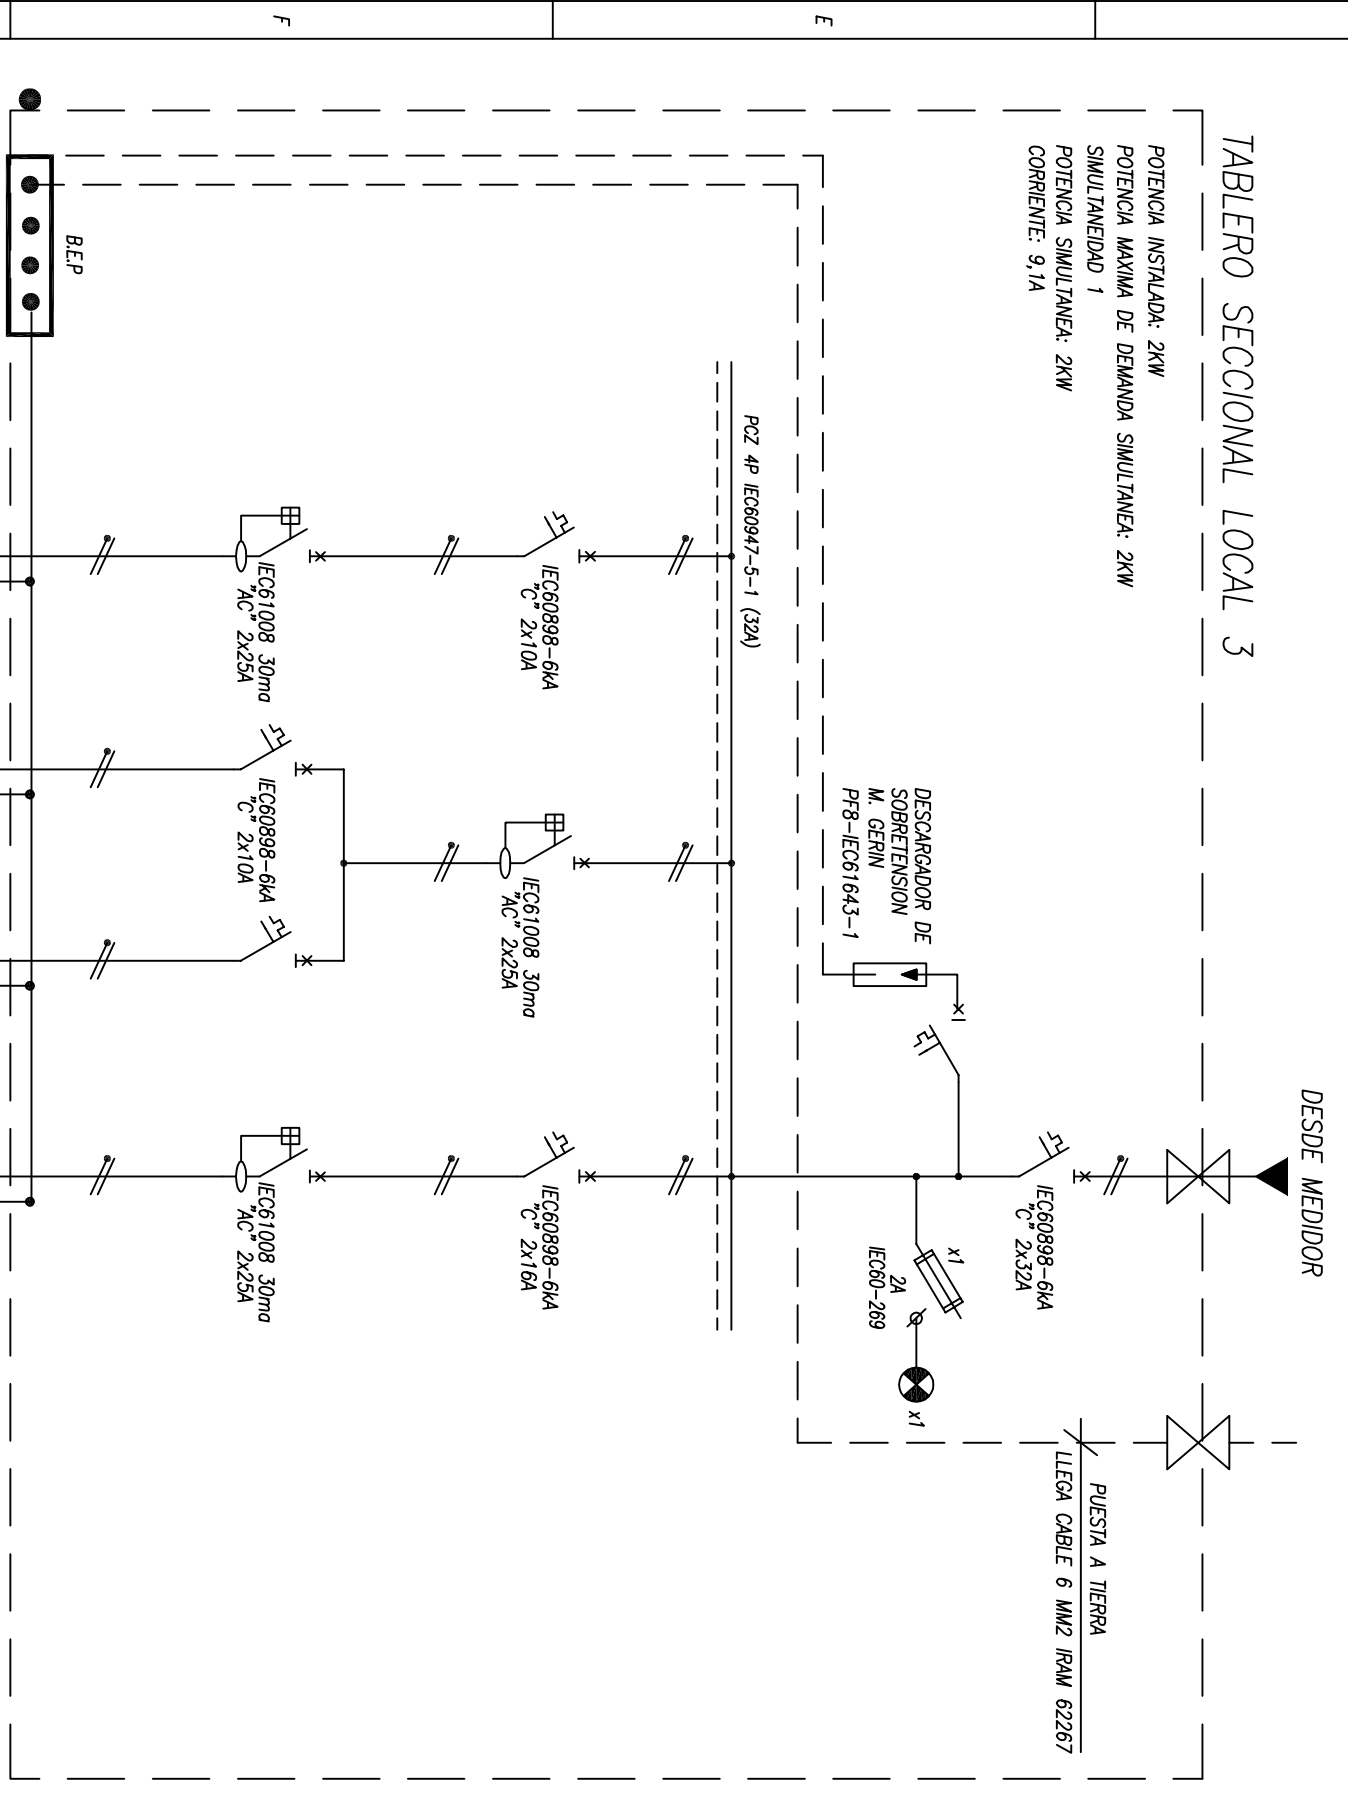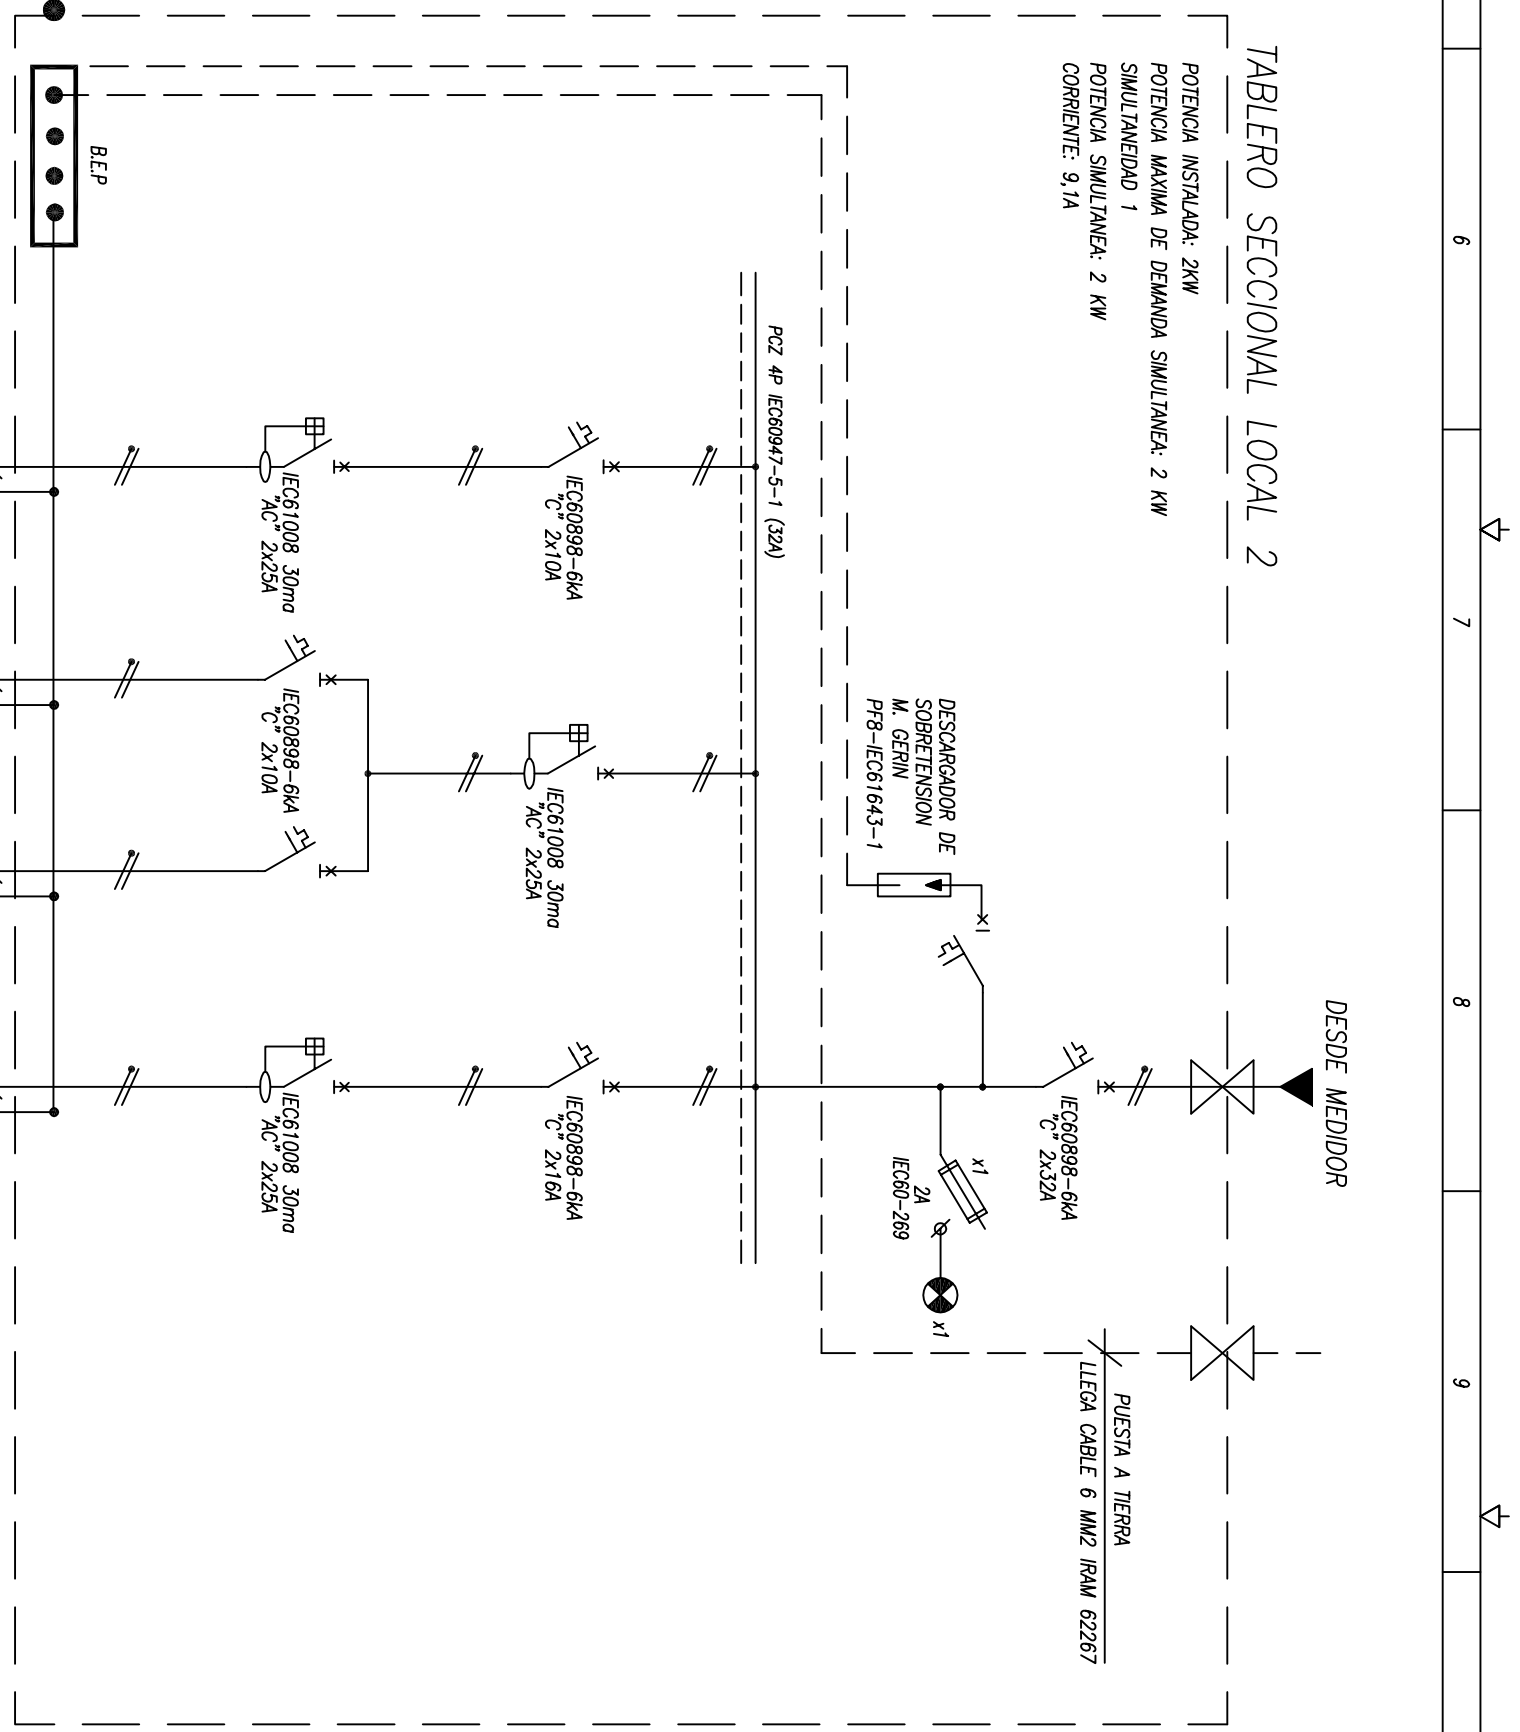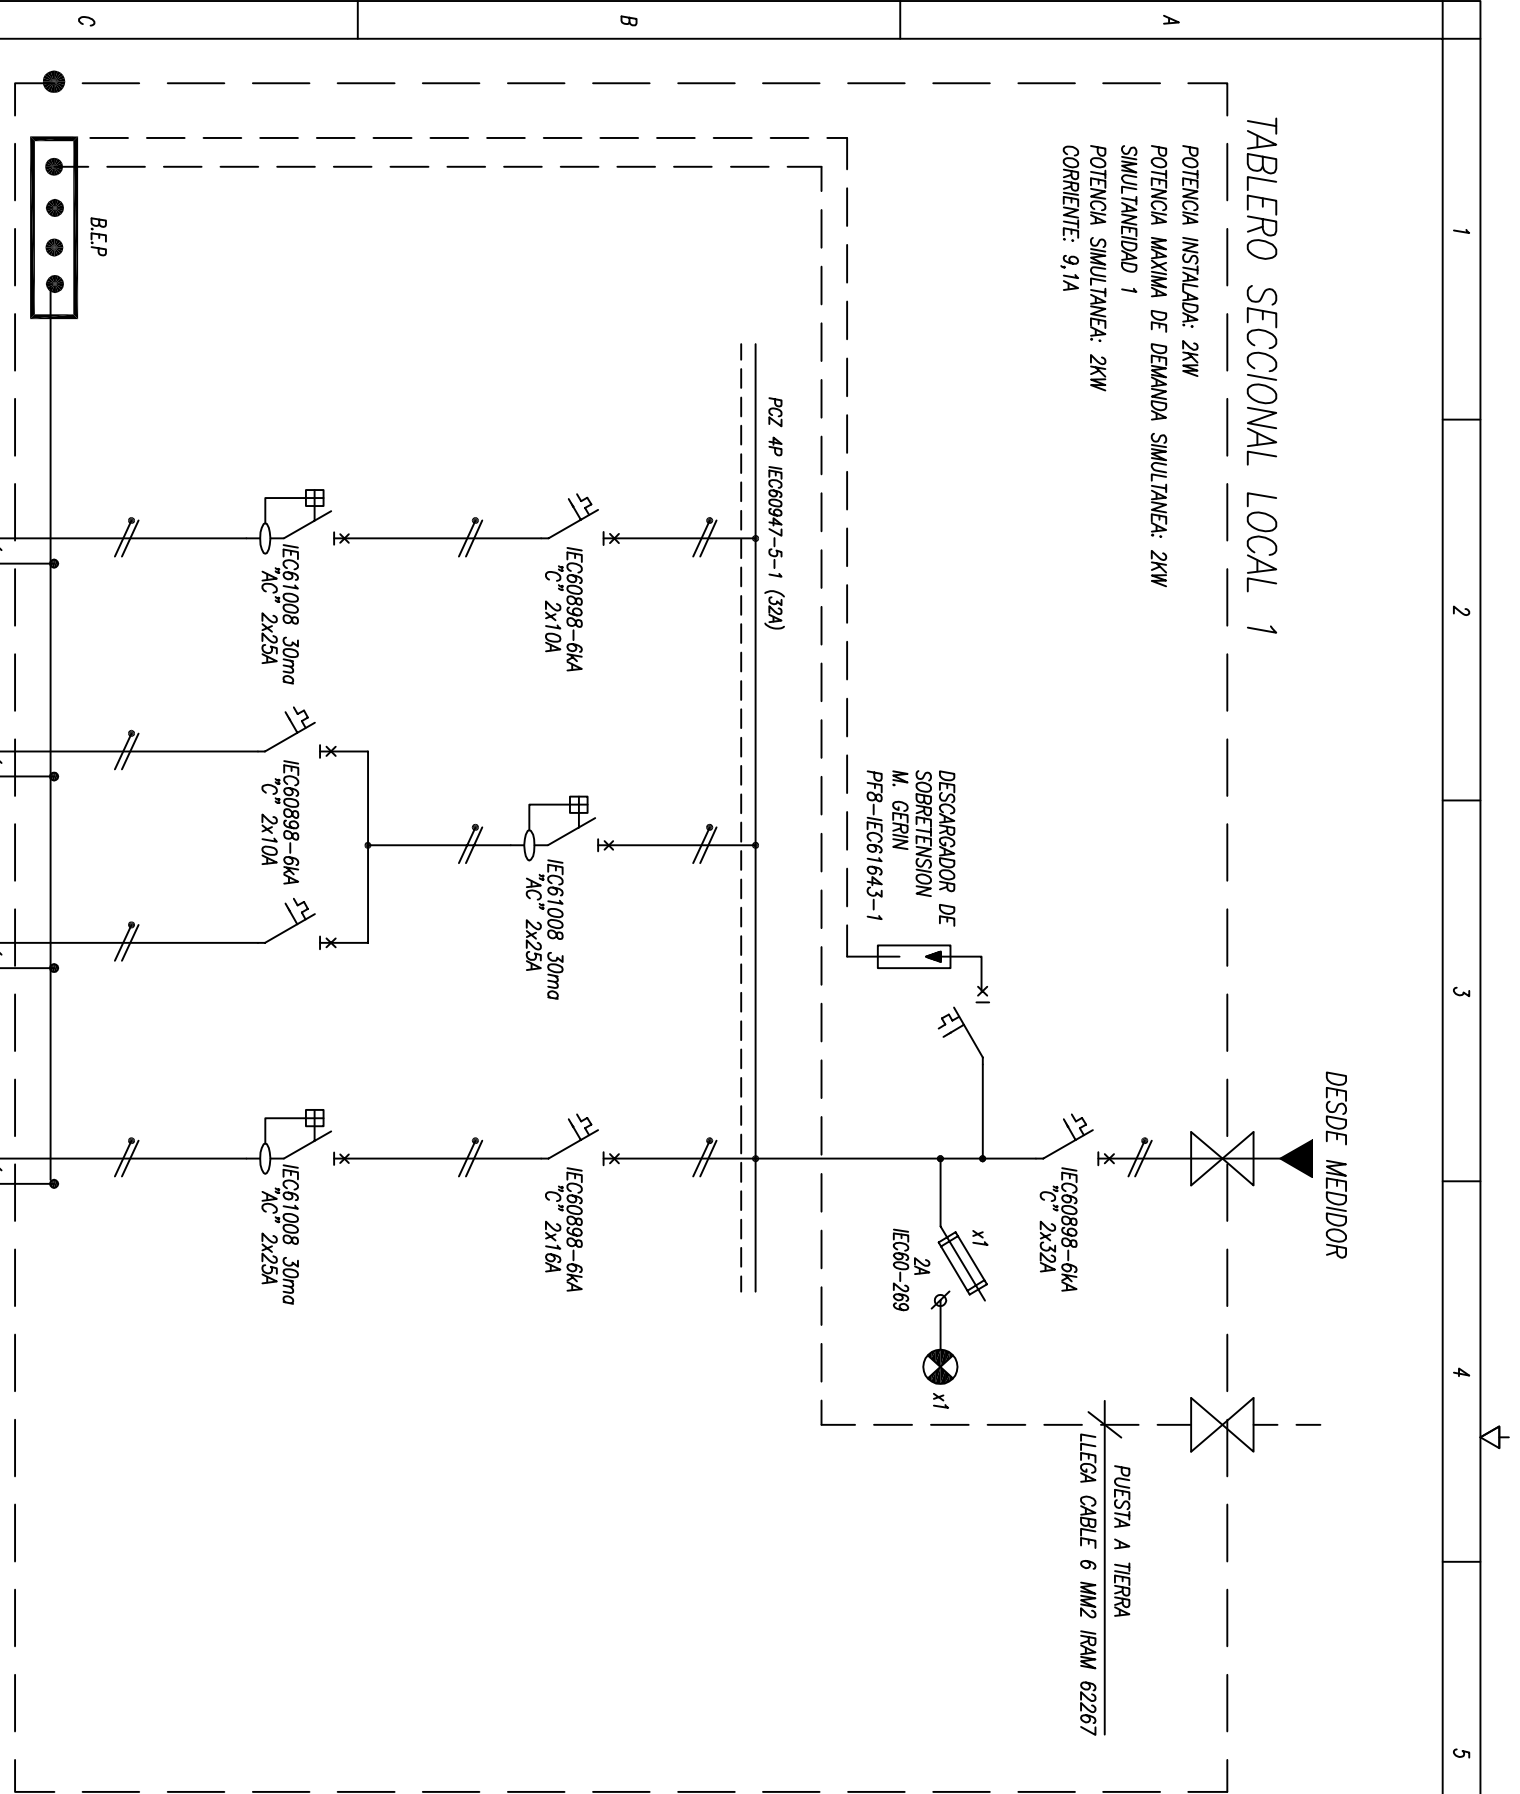

A EJECUTAR

MUNICIPALIDAD DE JUNIN

OBRA: TERMINAL DE OMNIBUS

PLANO DE: CONFORME A OBRA UNIFILARES TS KIOSCOS

EMPRESA CONSTRUCTORA:


PROYECTO DIR. DE OBRA REP. TÉCNICA

FECHA: 20/09/20

ESCALA: s/e

PLANO: IE-24a

FORMATO: A1

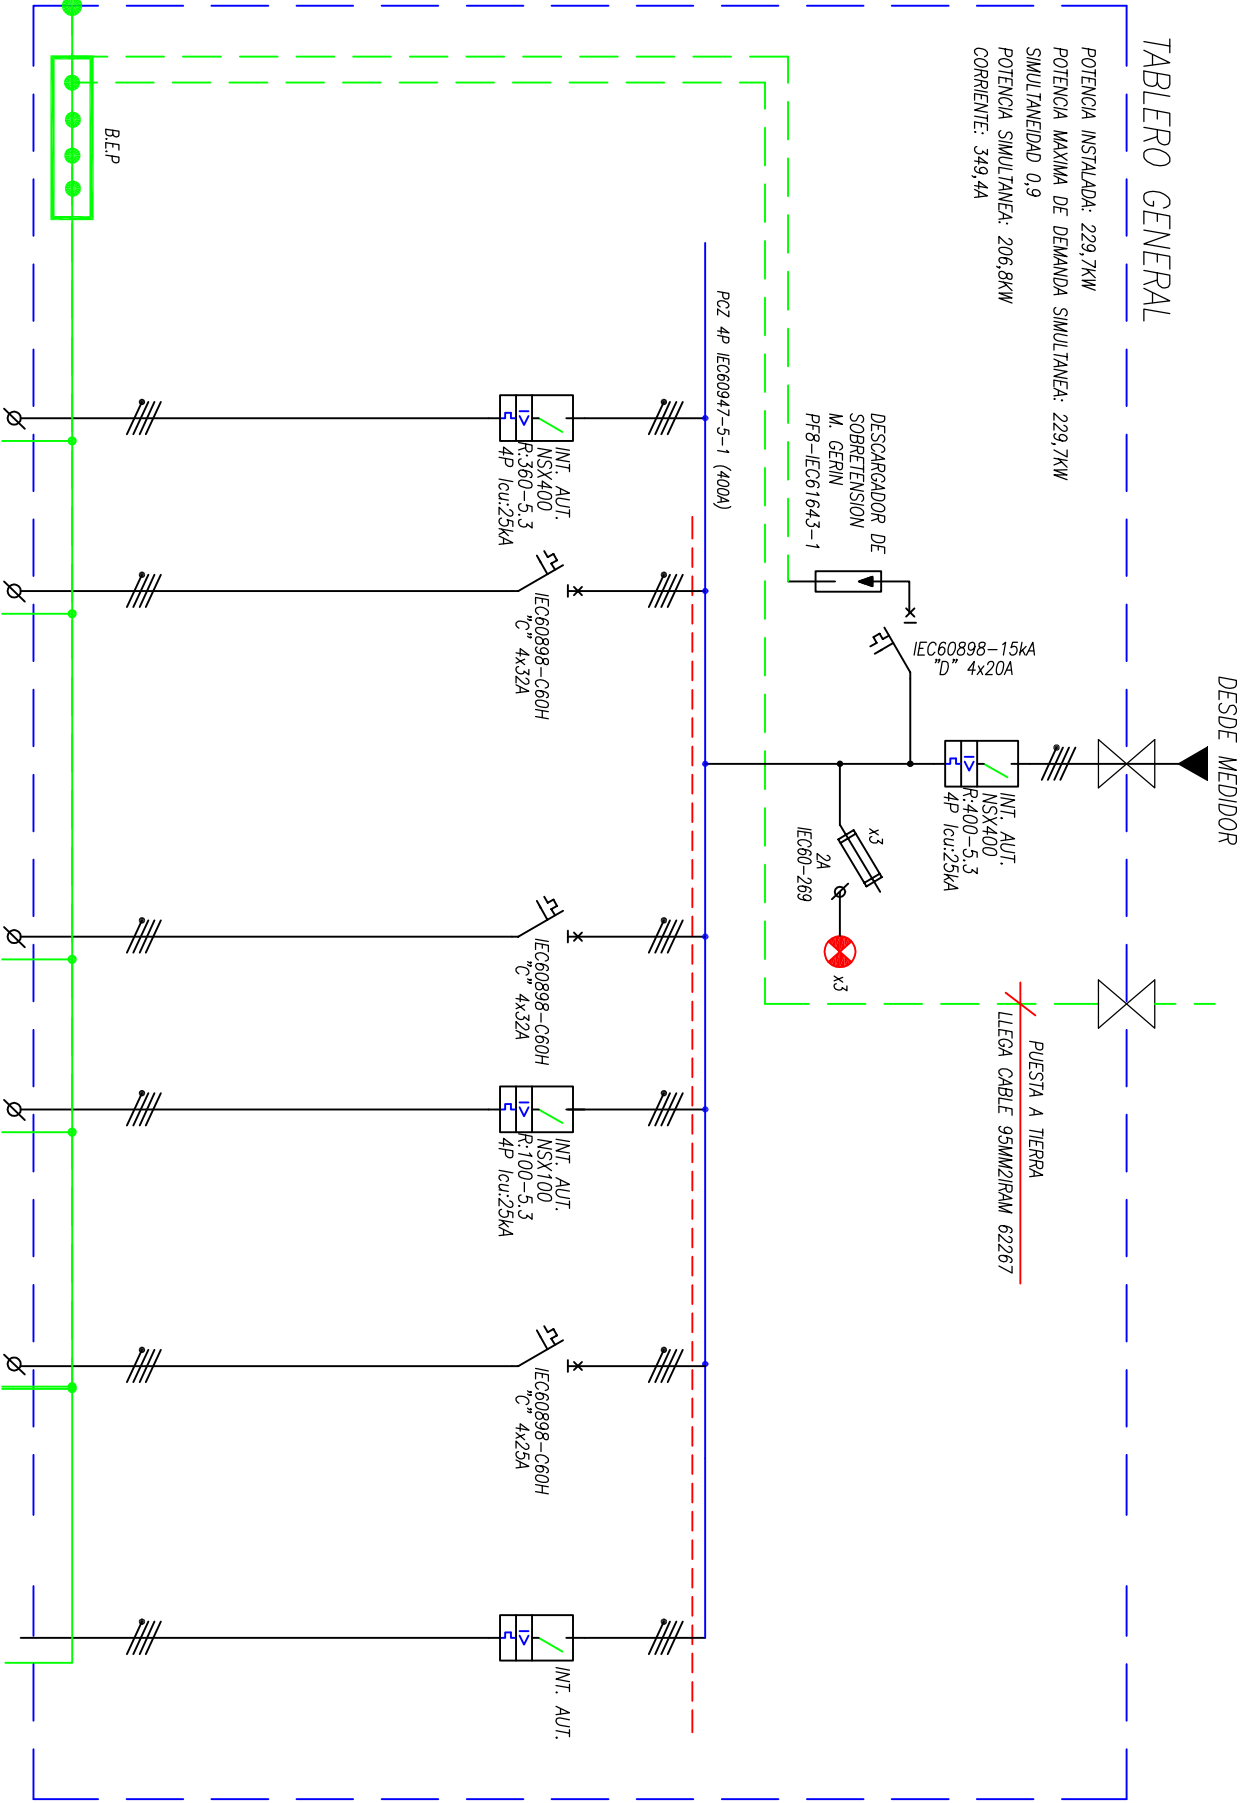

Nº DE CIRCUITO	TG/a1	TG/a2	TG/a4	TG/a5	TG/a6	TOPP
FASE (*)	RST	RST	RST	RST	RST	RST
POTENCIA	180000	5995	7692	27472	5000	-
INTENSIDAD	304,2	10,1	13	46,4	8,4	-
DESCRIPCION	ALIMENTACION	ALIMENTACION	ALIMENTACION	ALIMENTACION	ALIMENTACION	-
DESTINO	T.S.AIRE ACONDICIONADO	T.S.TERMINAL LADO A NORMAL	T.S.ENTRERESO	T.S.CONTROL GENERAL	TABLERO SECC.A EMERGENCIA	TAB. FACTOR DE POT ESPADO VACIO

(*) TODAS LAS SALIDAS TETRAPOLARES O BRIDGES DEBERAN CONTAR CON BORNERA DE NEUTRO.

MUNICIPALIDAD DE JUNÍN			
OBRA: TERMINAL DE ÓMNIBUS			
PLANO DE: CONFORME A OBRA UNIFILARES TABLERO GENERAL		FECHA: 20/09/20	ESCALA: s/e
EMPRESA CONSTRUCTORA:		PLANO Nº IE 24 FORMATO A2	
PROYECTO		DIR. DE OBRA	
		REP. TÉCNICA	